

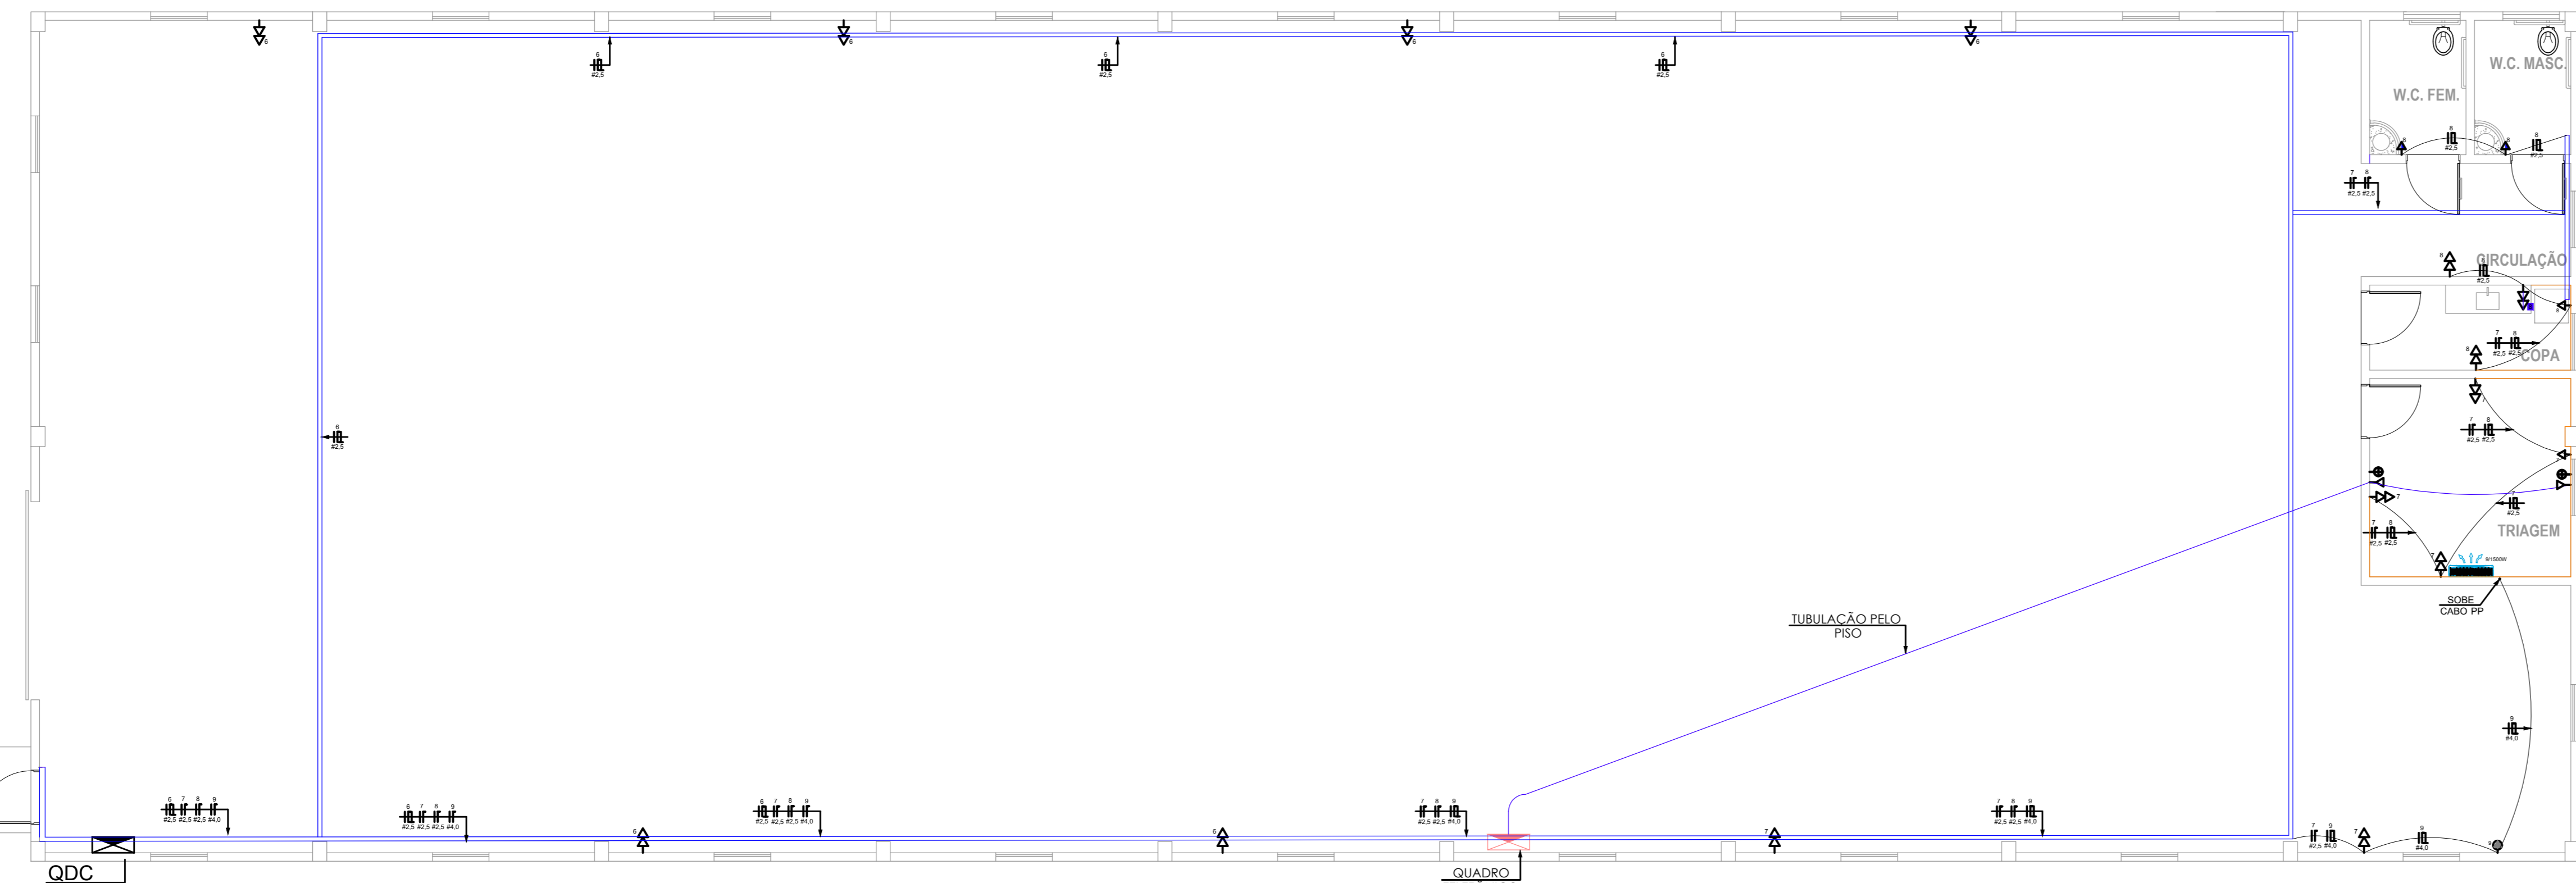



PLANTA DO CANTEIRO DE OBRAS
ESCALA : 1/200

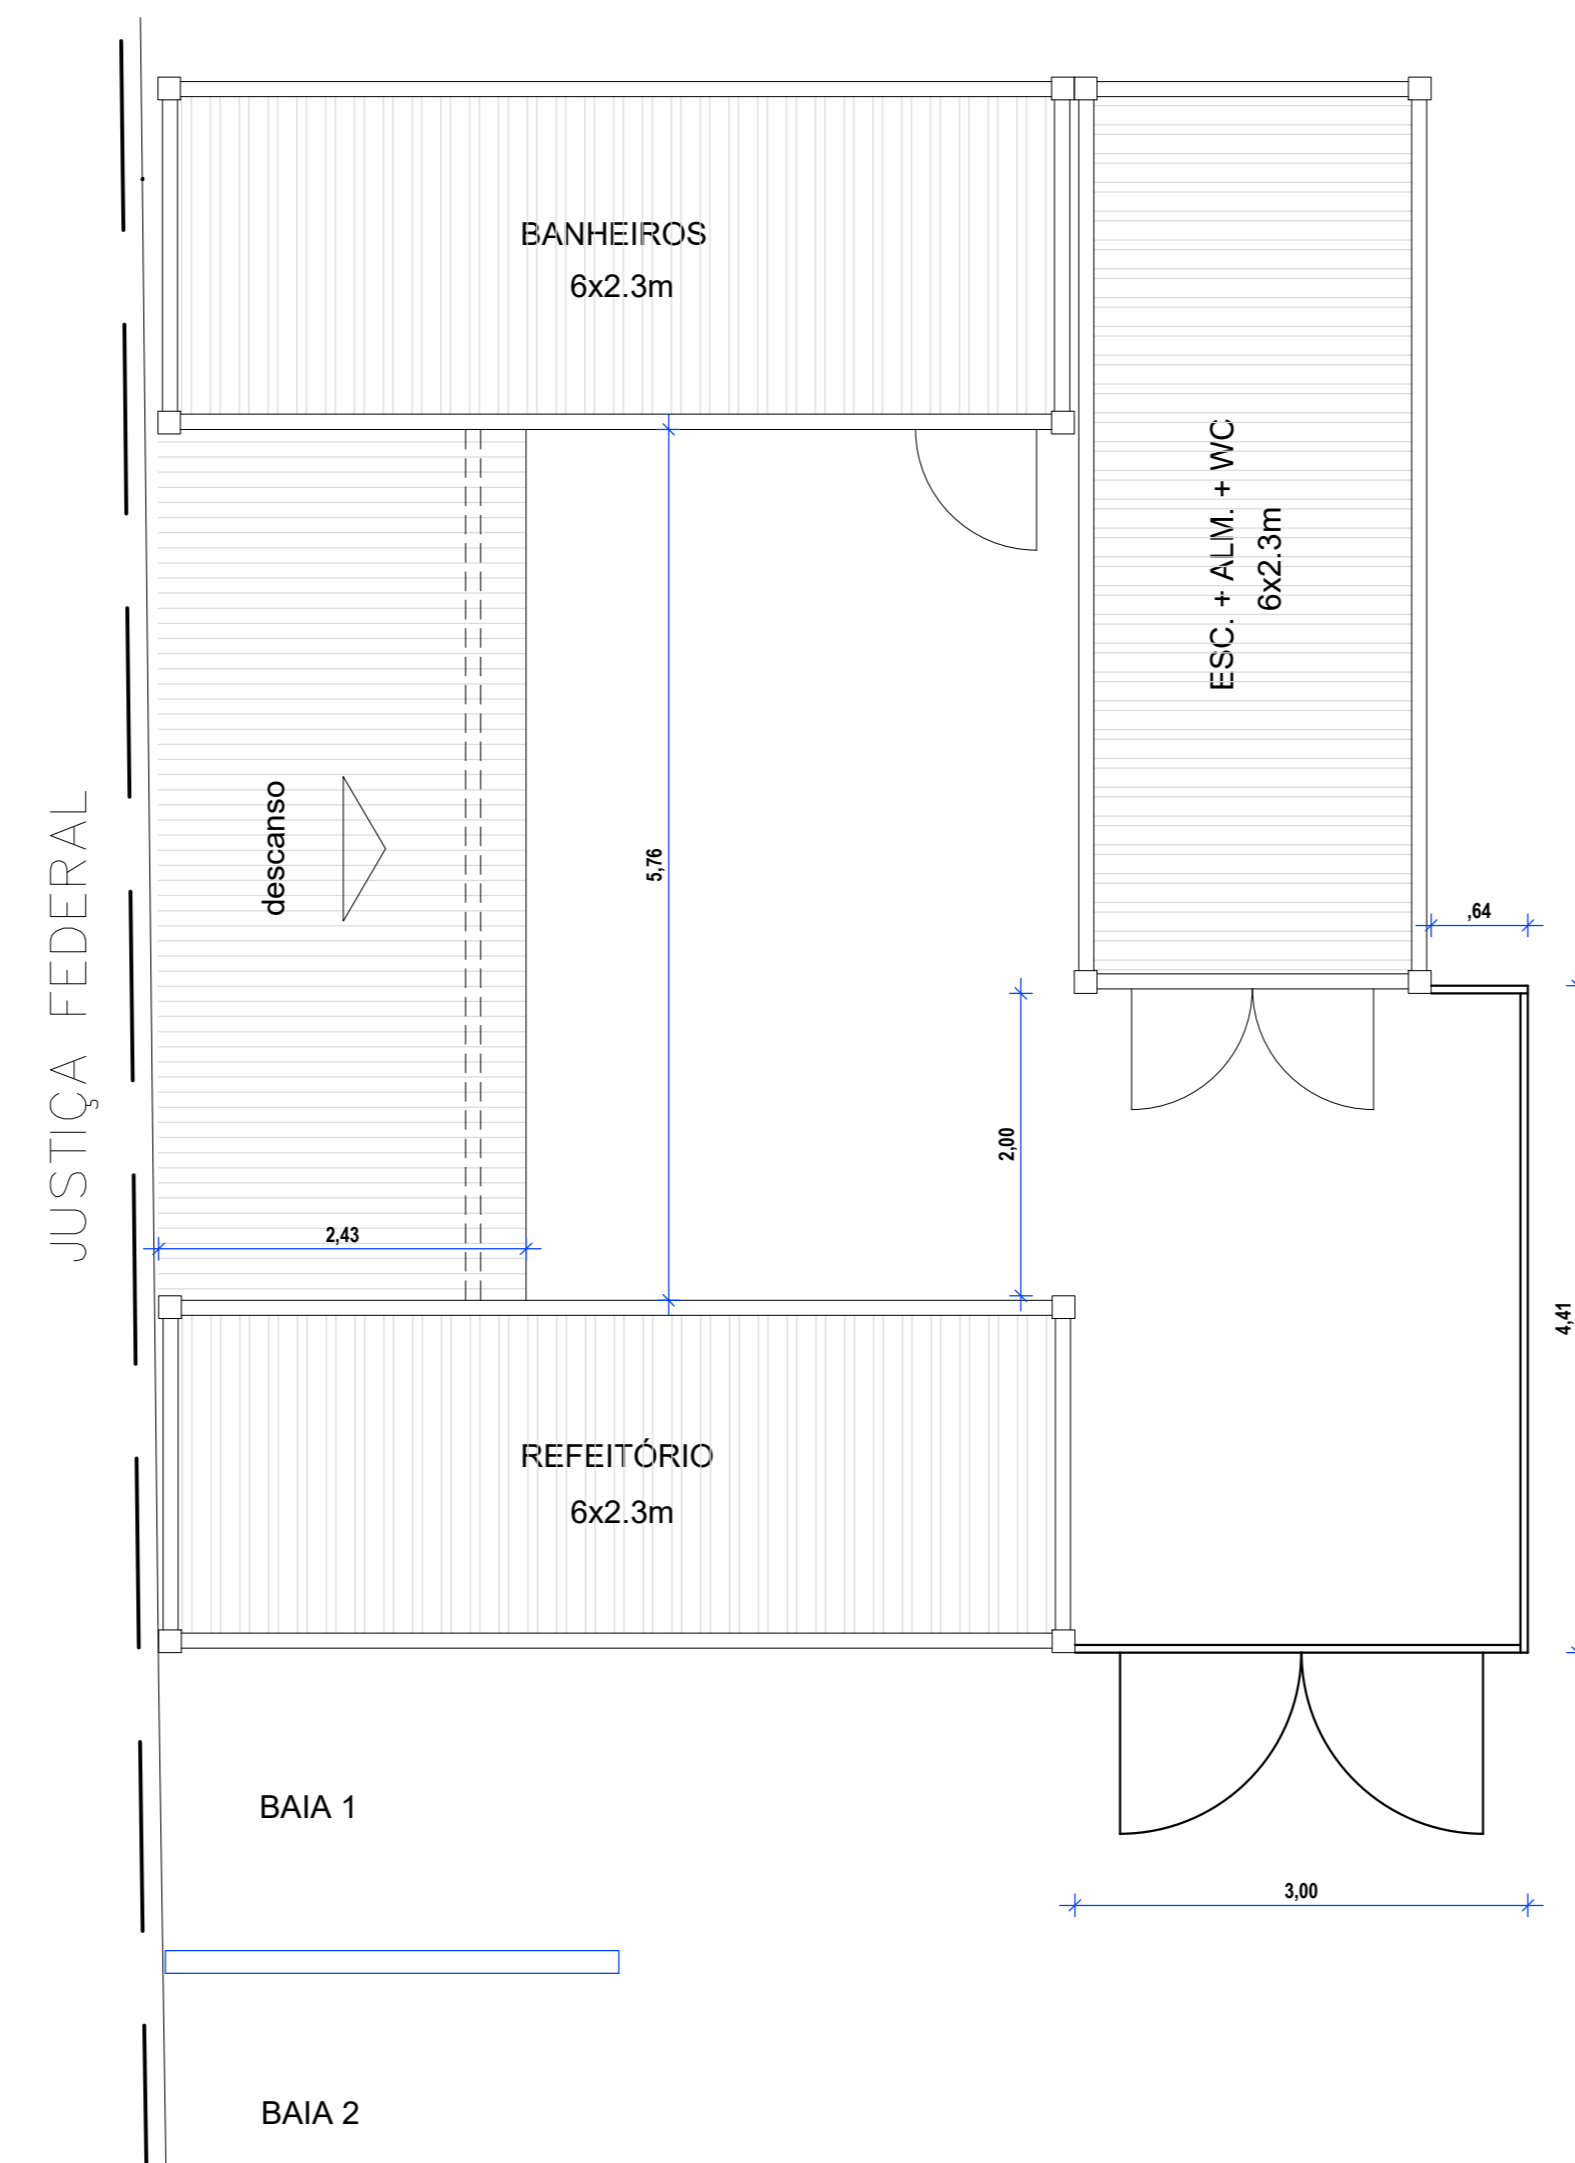


JUSTIÇA FEDERAL DE 1ª INSTÂNCIA - SEÇÃO DA PARAIBA			
END.: Rua João Teixeira de Carvalho, Esquina Rua Orestes Lisboa e Rua Alfredo Coutinho Lira nº 480, Conjunto Pedro Gondim, João Pessoa - Paraíba			
PROPRIETÁRIO: JUSTIÇA FEDERAL DE 1ª INSTÂNCIA - SEÇÃO DA PARAIBA			
AUTOR DO PROJETO: IZABELLA LIRA DE CARVALHO			
RESP. TÉCNICO: ENG. ARNALDO G. VIANA JÚNIOR			
PROPRIETÁRIO			
AUTOR DO PROJETO			
JUSTIÇA FEDERAL DE 1ª INSTÂNCIA - SEÇÃO DA PARAIBA			
 JUSTIÇA FEDERAL Seção da Paraíba	ARQUITETURA	Escala: 1:100	Prancha: 01/01
	Planta do Canteiro de Obras	DATA: Maio/2020	
		DESENHO:	
		VISTO:	



PLANTA BAIXA - TOMADAS
ESCALA 1/75

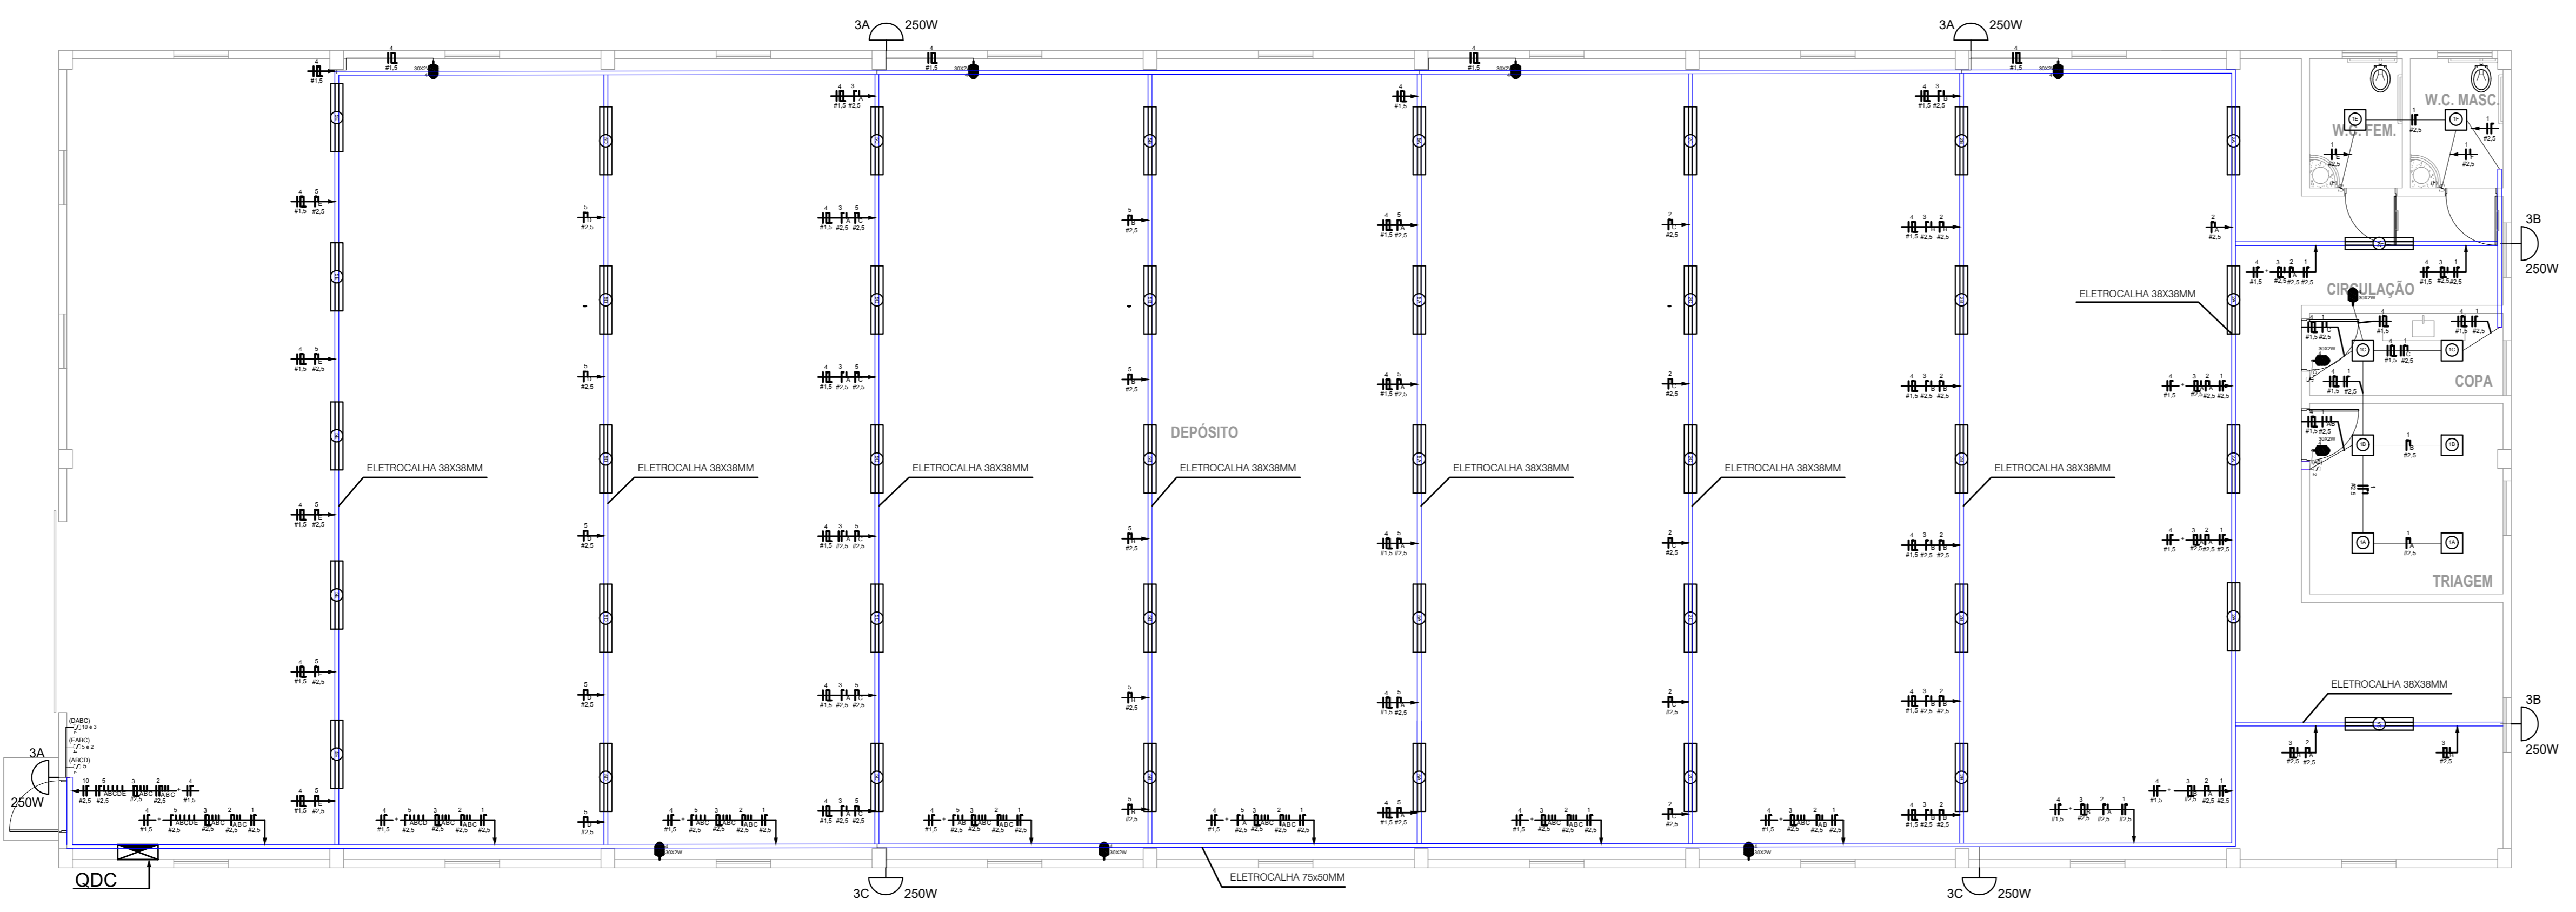



PLANTA BAIXA - ILUMINAÇÃO INTERNA
ESCALA 1/75

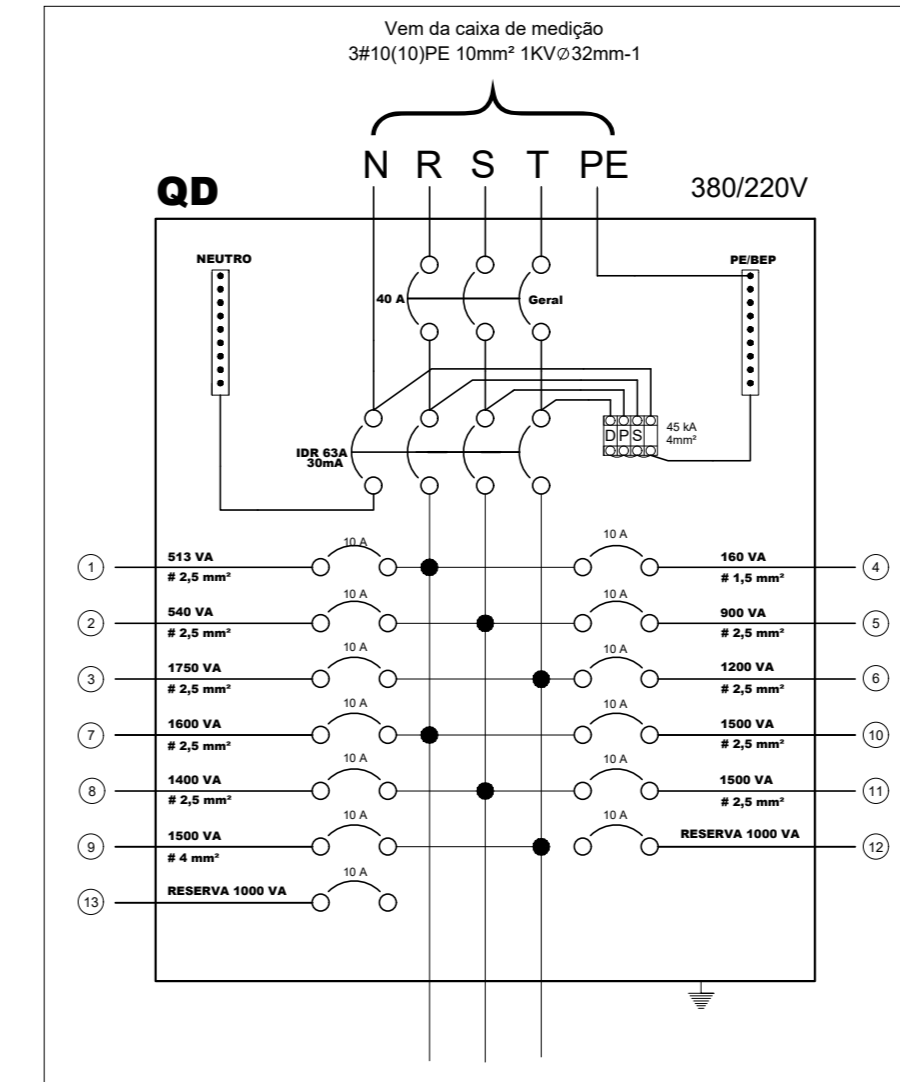


- NOTAS :**
- OS CONDUTORES UTILIZADOS PODERÃO OBEDECER AO PADRÃO DE CORES INDICADO ABAIXO.
 - TODAS AS ESTRUTURAS METÁLICAS DEVERÃO SER CONECTADAS AO CONDUTOR DE PROTEÇÃO (TERRA);
 - ELETRODUTOS NÃO COTADOS CONSIDERAR 25mm;
 - AS BITOLAS DOS CONDUTORES CONSTAM NO QUADRO DE CARGAS;

LEGENDA

	POSTE COM LUMINÁRIA DE 2 FETAS E ILUMINAÇÃO PÚBLICA, NA MÉRCE, NA REDE, NA VENTILADORA, ACONDICIONADO, FORQUILHABEIRÃO
	LUMINÁRIA LED 300x300 DE EMBEITE
	LUMINÁRIA EMERGENCIAL 1000MM DE EMBEITE
	LUMINÁRIA DE EMERGENCIAL COM BATERIA AUTÔNOMA (1000) COM 20 BATERIAS (1000) DE 2x 20000 DO PISO
	LUMINÁRIA DE EMERGENCIAL COM BATERIA AUTÔNOMA (1000) COM 20 BATERIAS (1000) DE 2x 20000 DO PISO
	QUADRO DE MEDIÇÃO FASES E ENERGIA
	QUADRO DE DISTRIBUIÇÃO COM BARRAMENTO NA PAREDE A 1,00 DO PISO
	INTERRUPTOR DE 1 SEÇÃO 1x1,00 DO PISO ACABADO
	CAMA DE PASSAGEM EM CONCRETO 3000x300x100
	TOMADA MÉDIA A 1,20 DO PISO ACABADO
	TOMADA DE USO GERAL A 30 CM DO PISO ACABADO
	TOMADA TRIFÁSICA 3P+T ACABADA A 2,25 DO PISO ACABADO
	FORO DE RESERVA NA PAREDE A 0,50 DO PISO
	FORO DE LOGGA NA PAREDE A 0,30 DO PISO

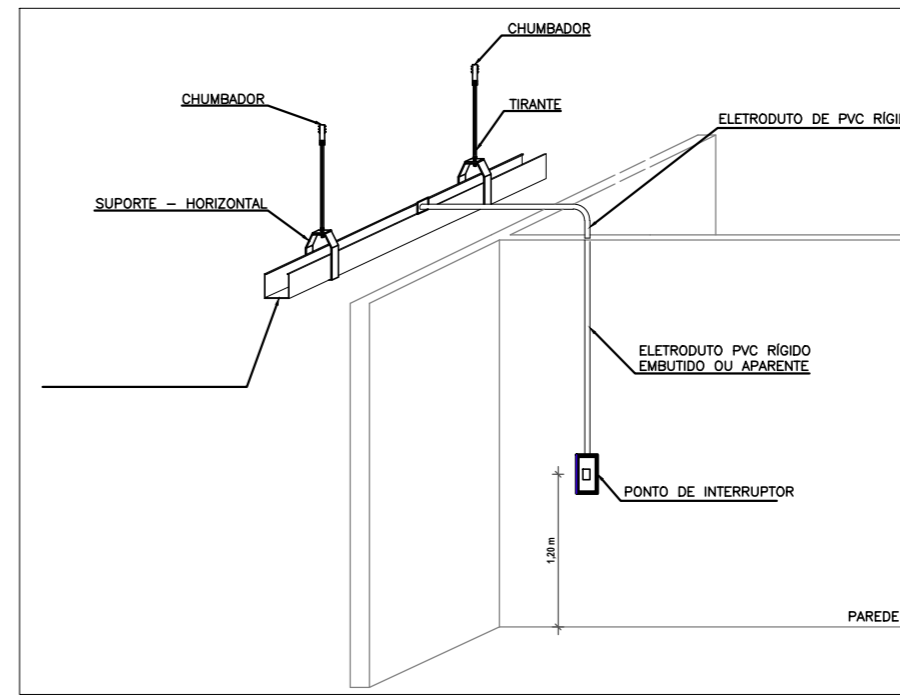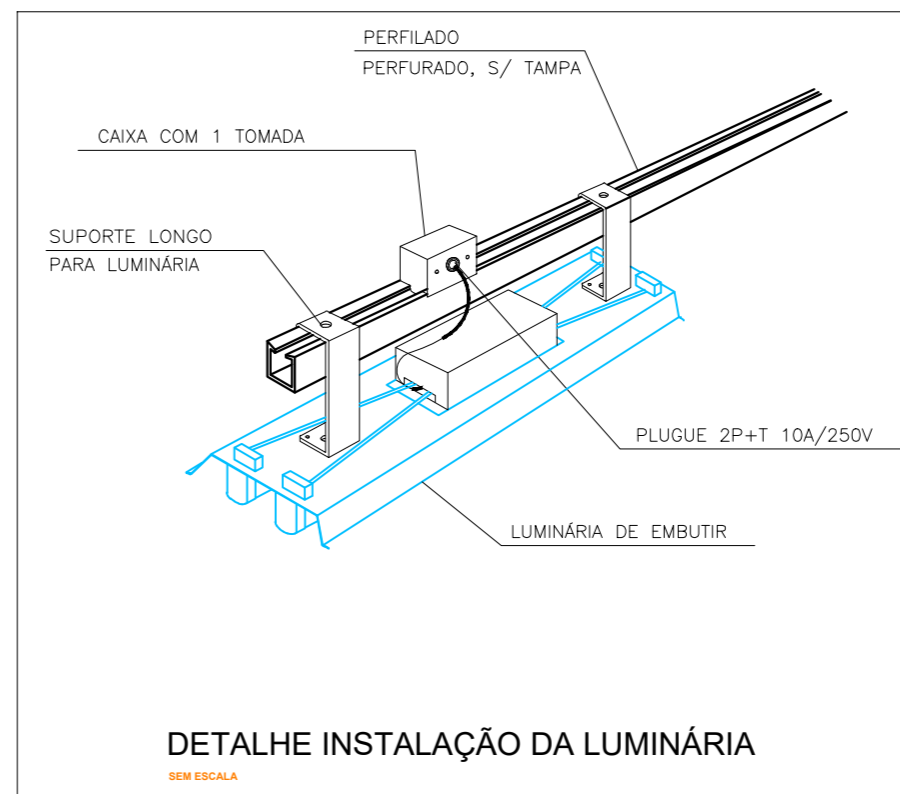

JUSTIÇA FEDERAL DE 1ª INSTÂNCIA - SEÇÃO DA PARAIBA		
END.: Rua João Teixeira de Carvalho, Esquina Rua Oeste Lobos e Rua Alfredo Coutinho Lima, nº 480, Conjunto Pedro Godim, João Pessoa - Paraíba		
PROPRIETÁRIO: JUSTIÇA FEDERAL DE 1ª INSTÂNCIA - SEÇÃO DA PARAIBA		
RESPONSÁVEL TÉCNICO:		
DESENHISTA: HENRIQUE FERREIRA		
PROPRIETÁRIO		
AUTOR DO PROJETO		
JUSTIÇA FEDERAL DE 1ª INSTÂNCIA - SEÇÃO DA PARAIBA		
ARQUITETURA	Escala: 1:100	Prancha: 02/02
PROJETO ELÉTRICO	DATA: Maio/2020	
	DESENHO:	
	VISTO:	




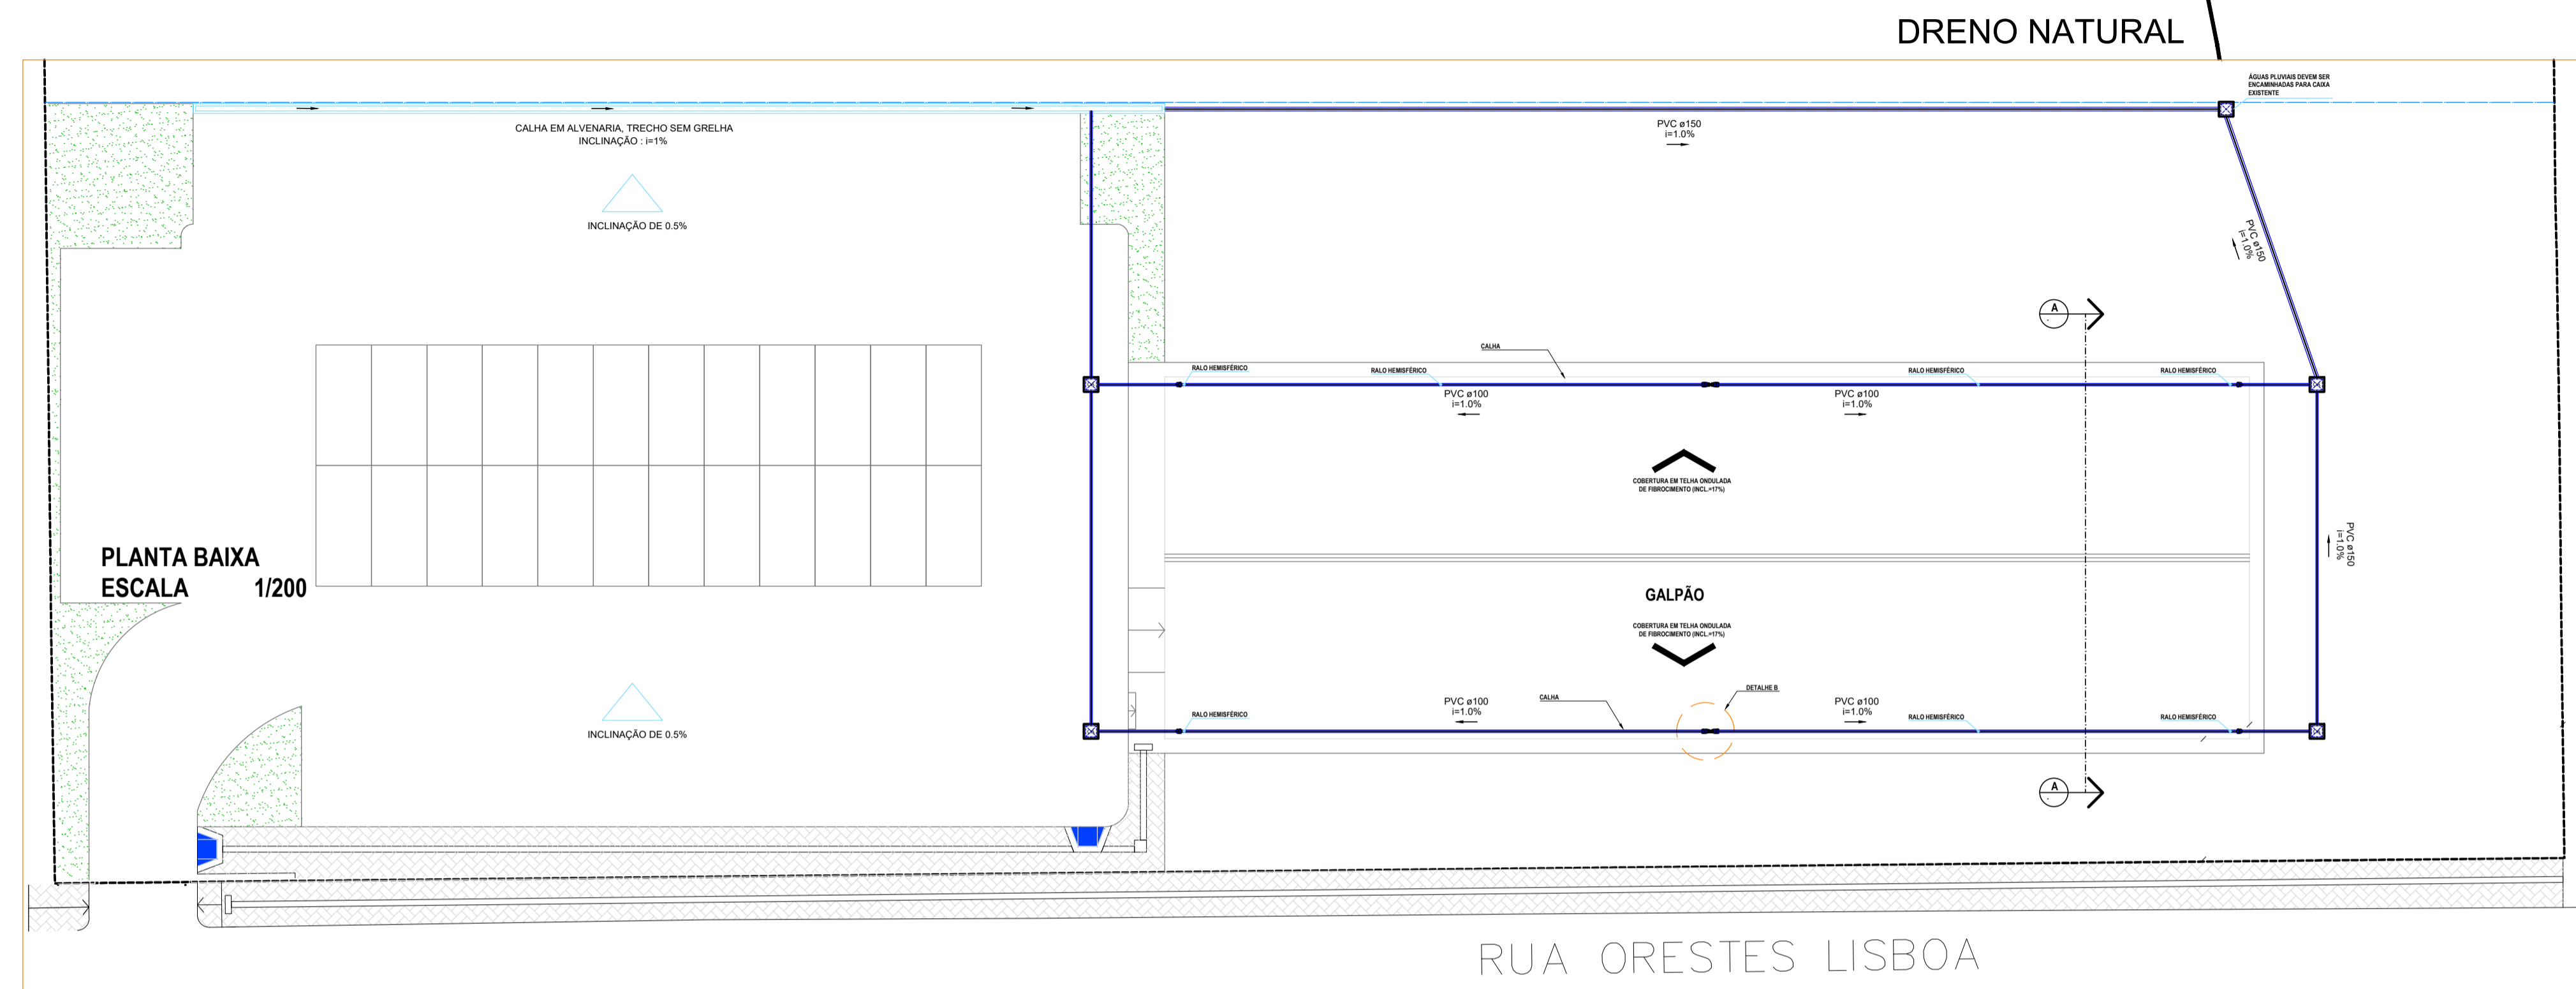


NOTAS GERAIS

- TUBULAÇÃO SOBRE FORRO COM DIÂMETROS INDICADOS.
- A COLUNA VERTICAL POSSUIRÁ DIÂMETRO DE 150MM PARA ATENDIMENTO DA DEMANDA.
- A CALHA DEVERÁ POSSUIR IMEPRMEABILIZAÇÃO.
- AS ÁGUAS PLUVIAIS SERÃO INFILTRADAS NO SOLO CONFORME INDICAÇÃO EM PLANTA.

RELAÇÃO DE MATERIAIS - "TOTAL"

CÓDIGO	DESCRIÇÃO	QUANTIDADE
01	Ralo Tipo Abacaxi ou com Greiha - 75mm	12un
02	Joelho 45° Soldável - 75mm	08un
03	Junção 90° soldável - 100x75mm	08un
04	Joelho 90° Soldável - 100mm	08un
05	Joelho 90° com Vista Soldável - 100x75mm	04un
06	Luva Soldável - 100mm	12un
07	Redução Excêntrica Soldável - 100x75mm	04un
08	Luva Soldável - 75mm	12un
09	Joelho 90° Soldável - 150mm	01un
10	Redução Excêntrica Soldável - 100x75mm	02un
-	Tubo de PVC Rígido Soldável - 75mm	6.00m
-	Tubo de PVC Rígido Soldável - 100mm	131.00m
-	Tubo de PVC Rígido Soldável - 150mm	26.00m
-	Tubo de PVC Rígido Soldável - 200mm	49.00m

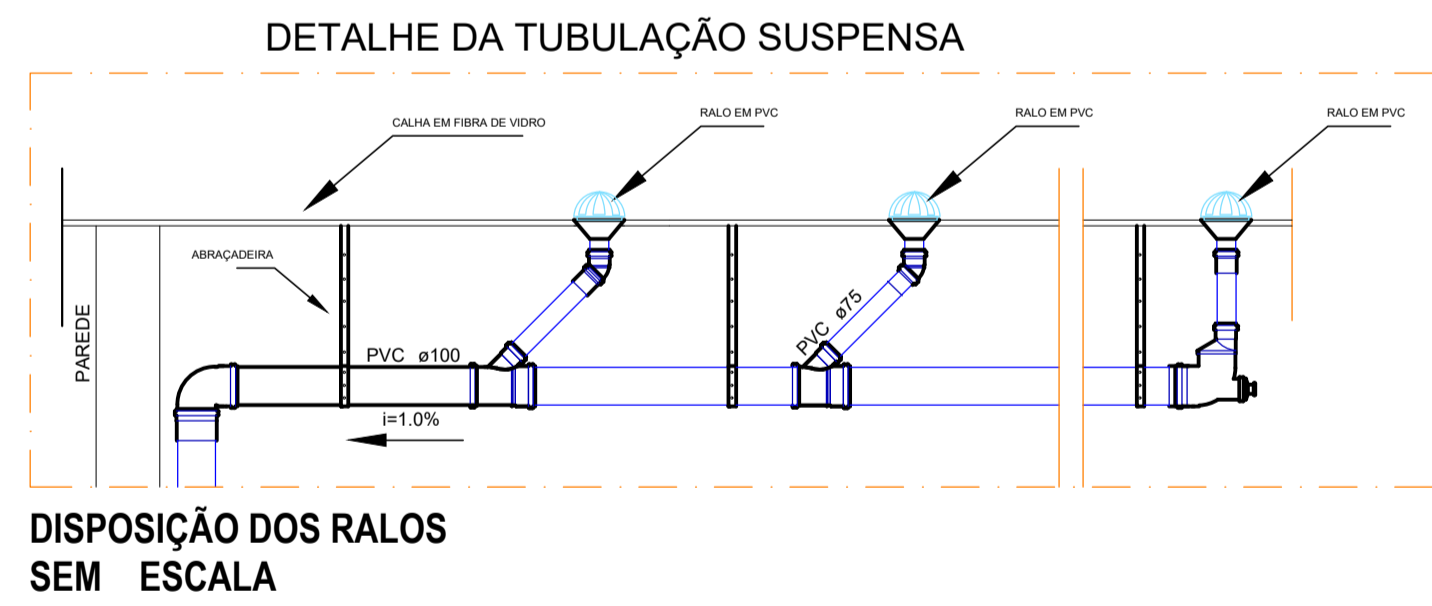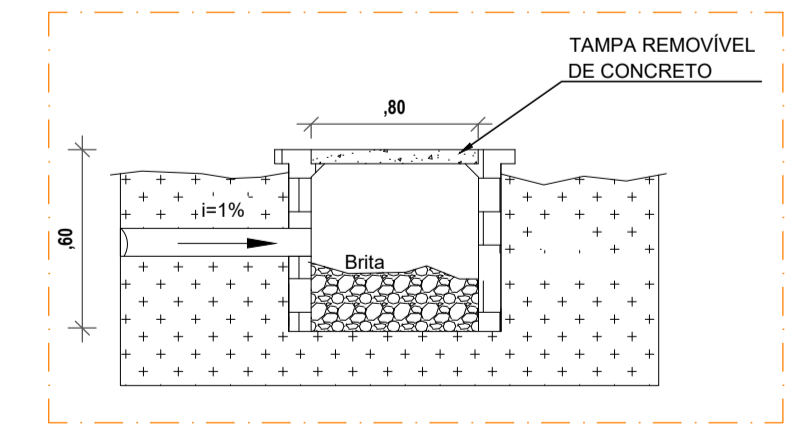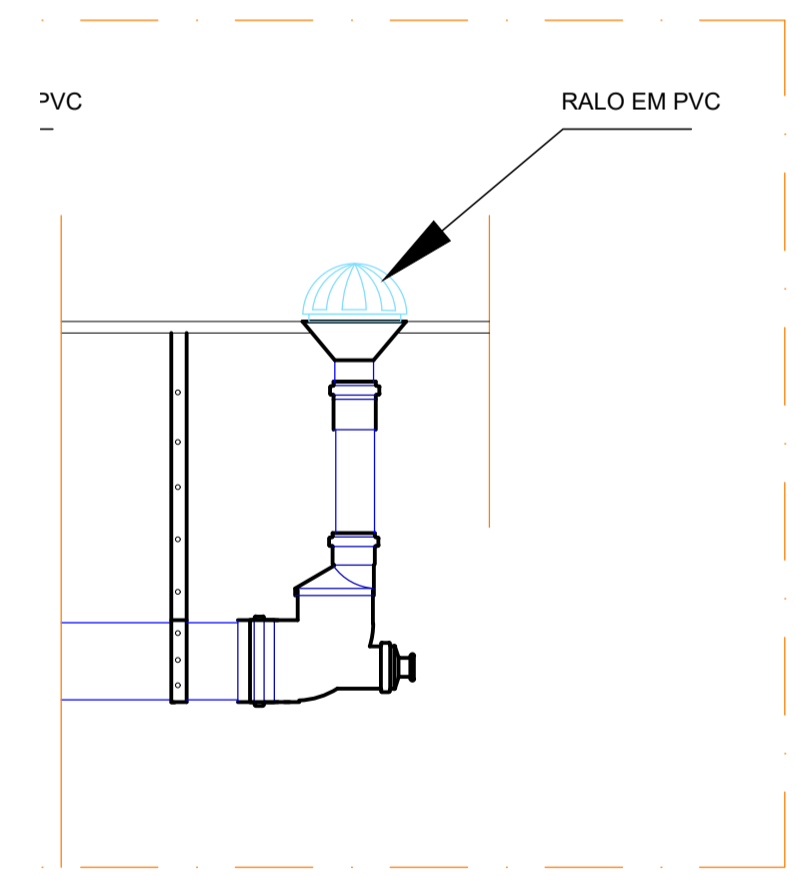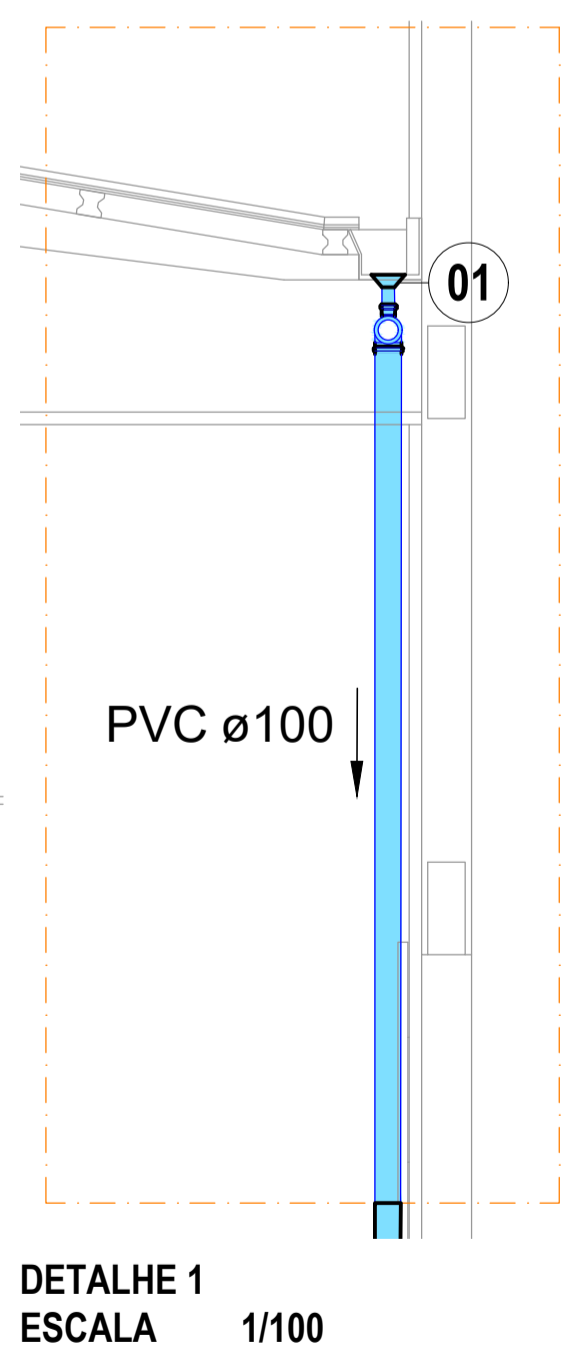


JUSTIÇA FEDERAL DE 1ª INSTÂNCIA - SEÇÃO DA PARAÍBA
 END.: Rua João Teixeira de Carvalho, Esquina Rua Orestes Lisboa e Rua Alfredo Coutinho Lira, nº 480, Conjunto Pedro Gondim, João Pessoa - Paraíba
 PROPRIETÁRIO: JUSTIÇA FEDERAL DE 1ª INSTÂNCIA - SEÇÃO DA PARAÍBA
 AUTOR DO PROJETO: IZABELLA LIRA DE CARVALHO
 RESP. TÉCNICO: ENG. ARNALDO G. VIANA JÚNIOR


PROPRIETÁRIO:
 AUTOR DO PROJETO:

JUSTIÇA FEDERAL DE 1ª INSTÂNCIA - SEÇÃO DA PARAÍBA



	DRENAGEM	Escala: 1:100	Prancha: 01/01
		DATA: Maio/2020	
		DESENHO:	
		VISTO:	

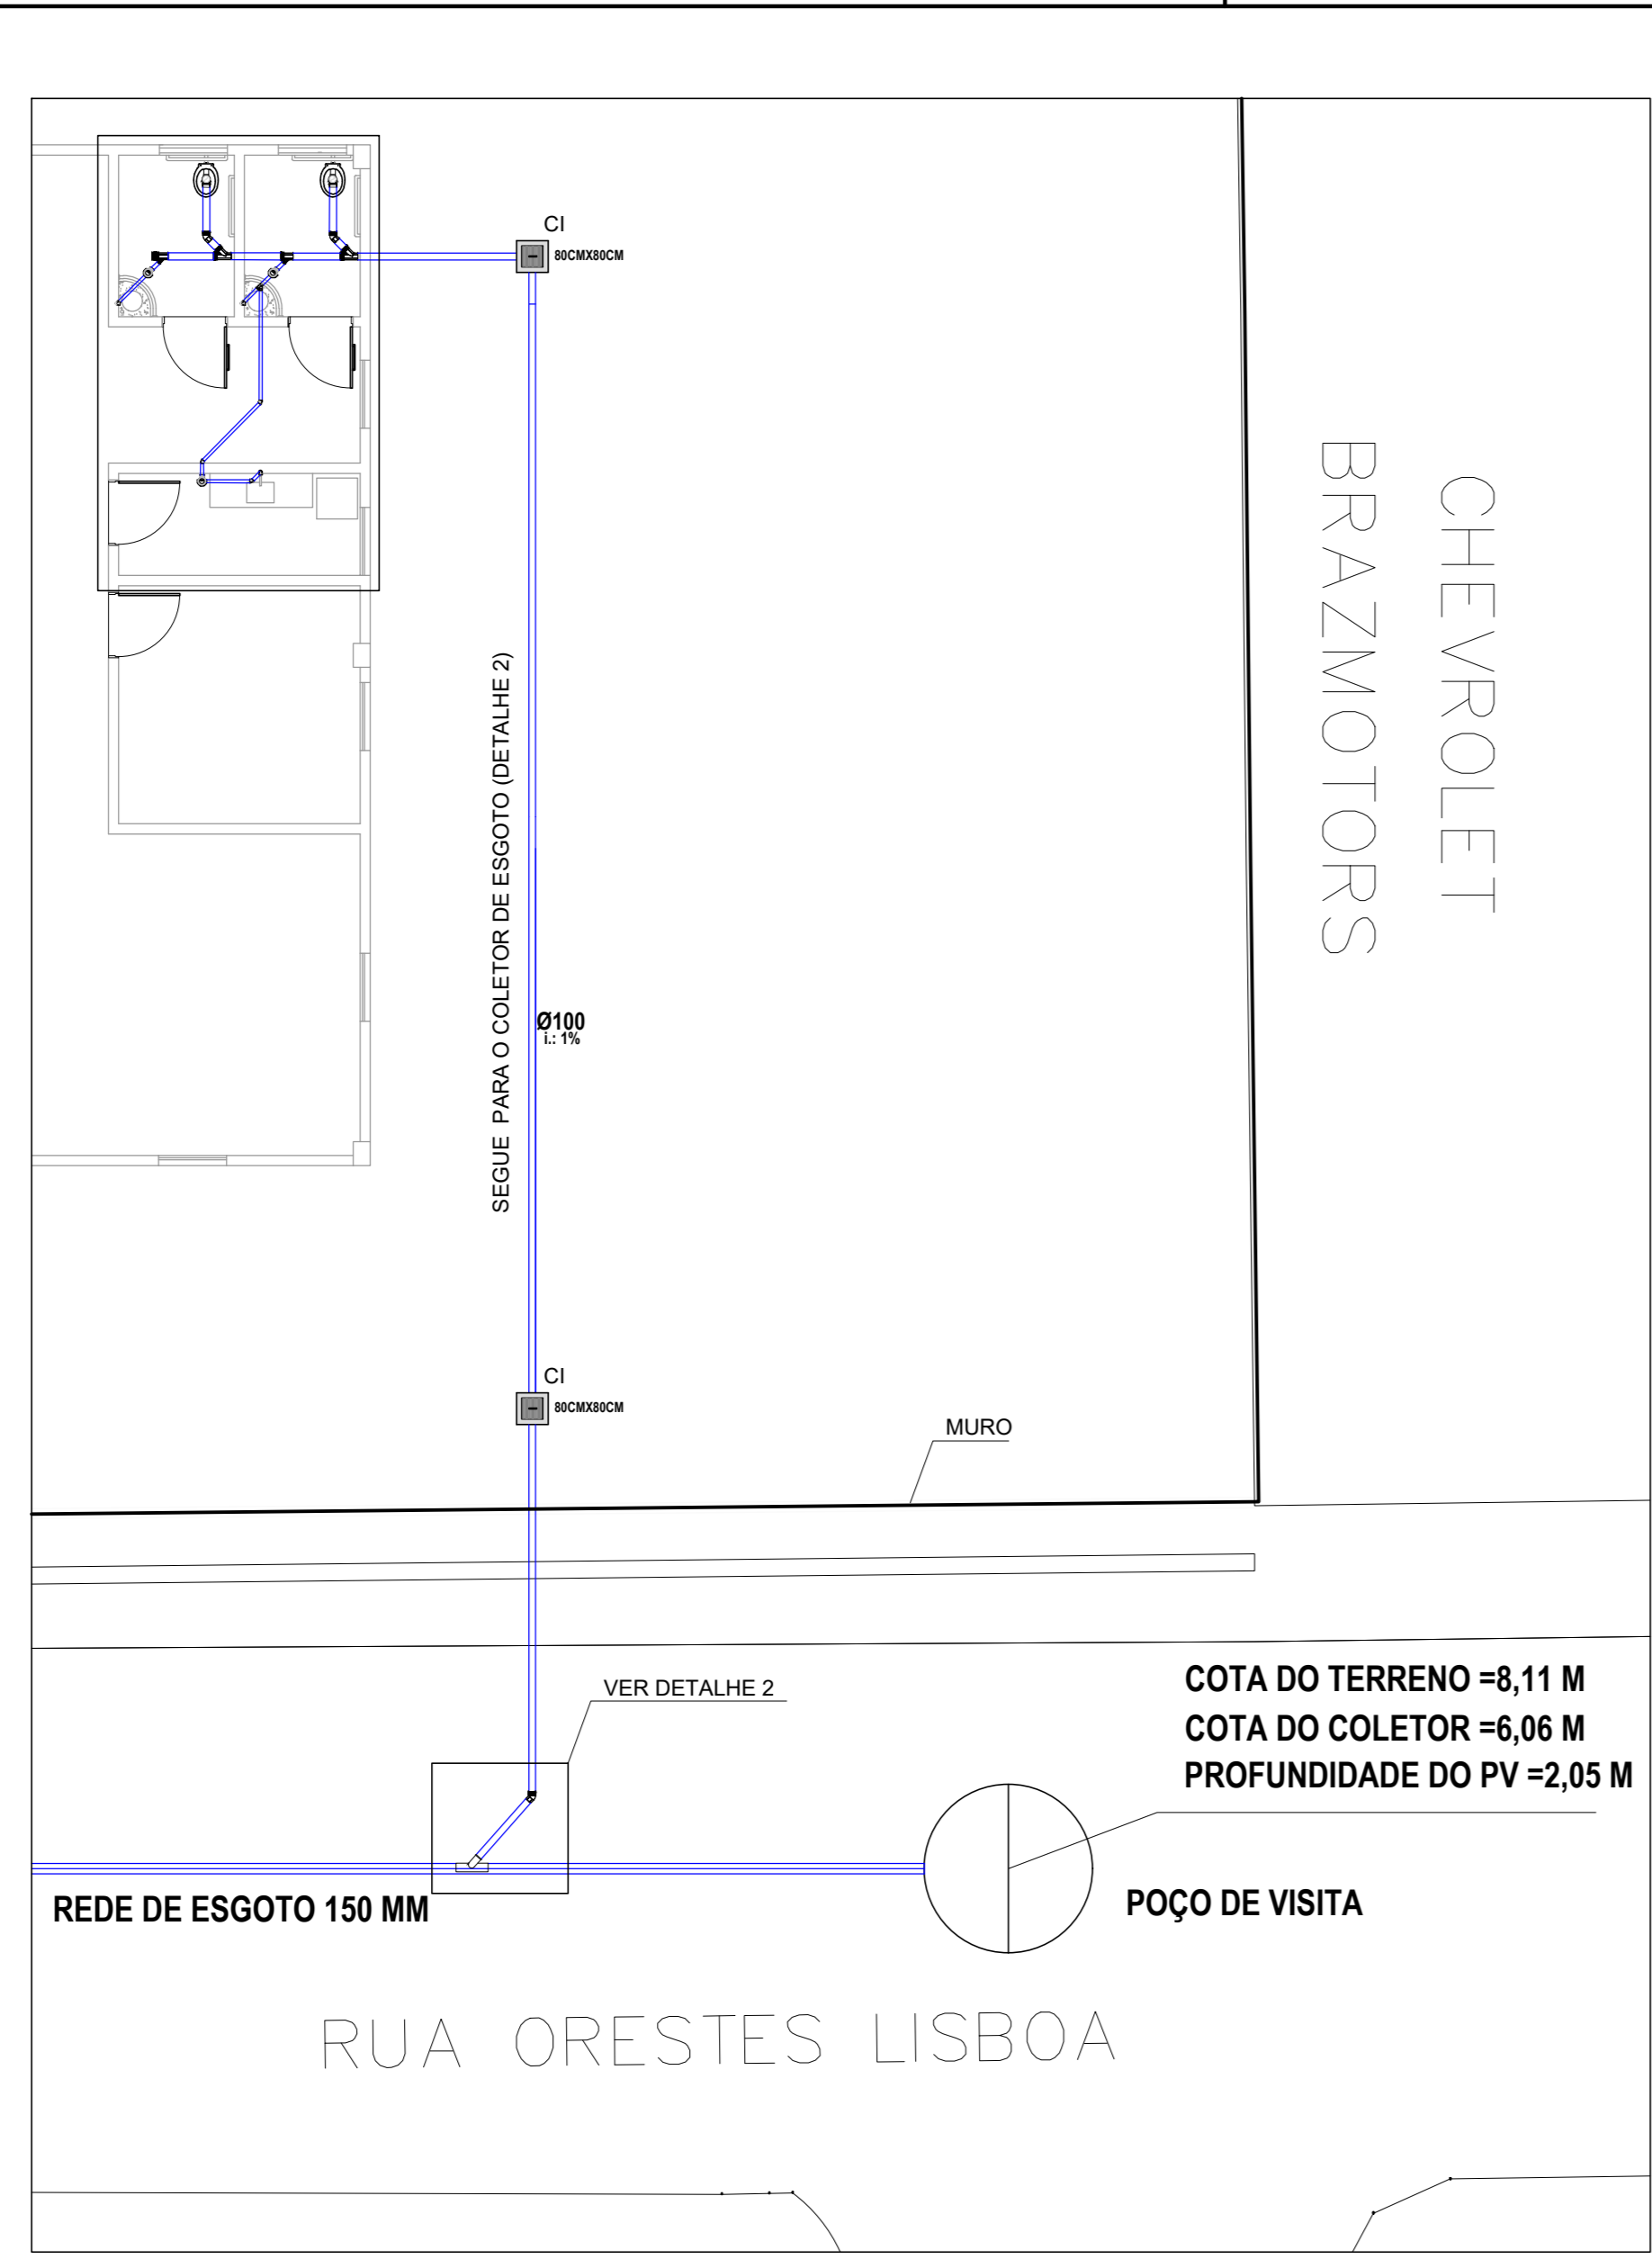


PLANTA BAIXA - ESGOTO
ESCALA 1/100

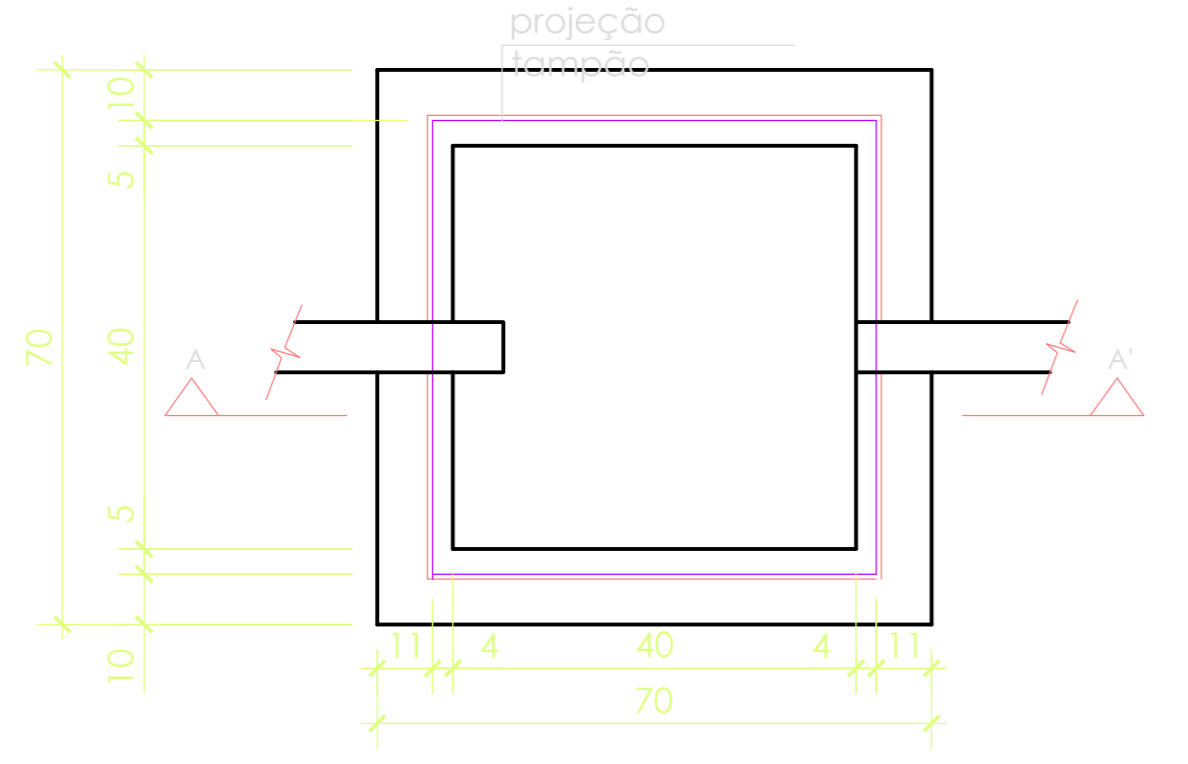


D1-CAIXA DE INSPEÇÃO
SEM ESCALA

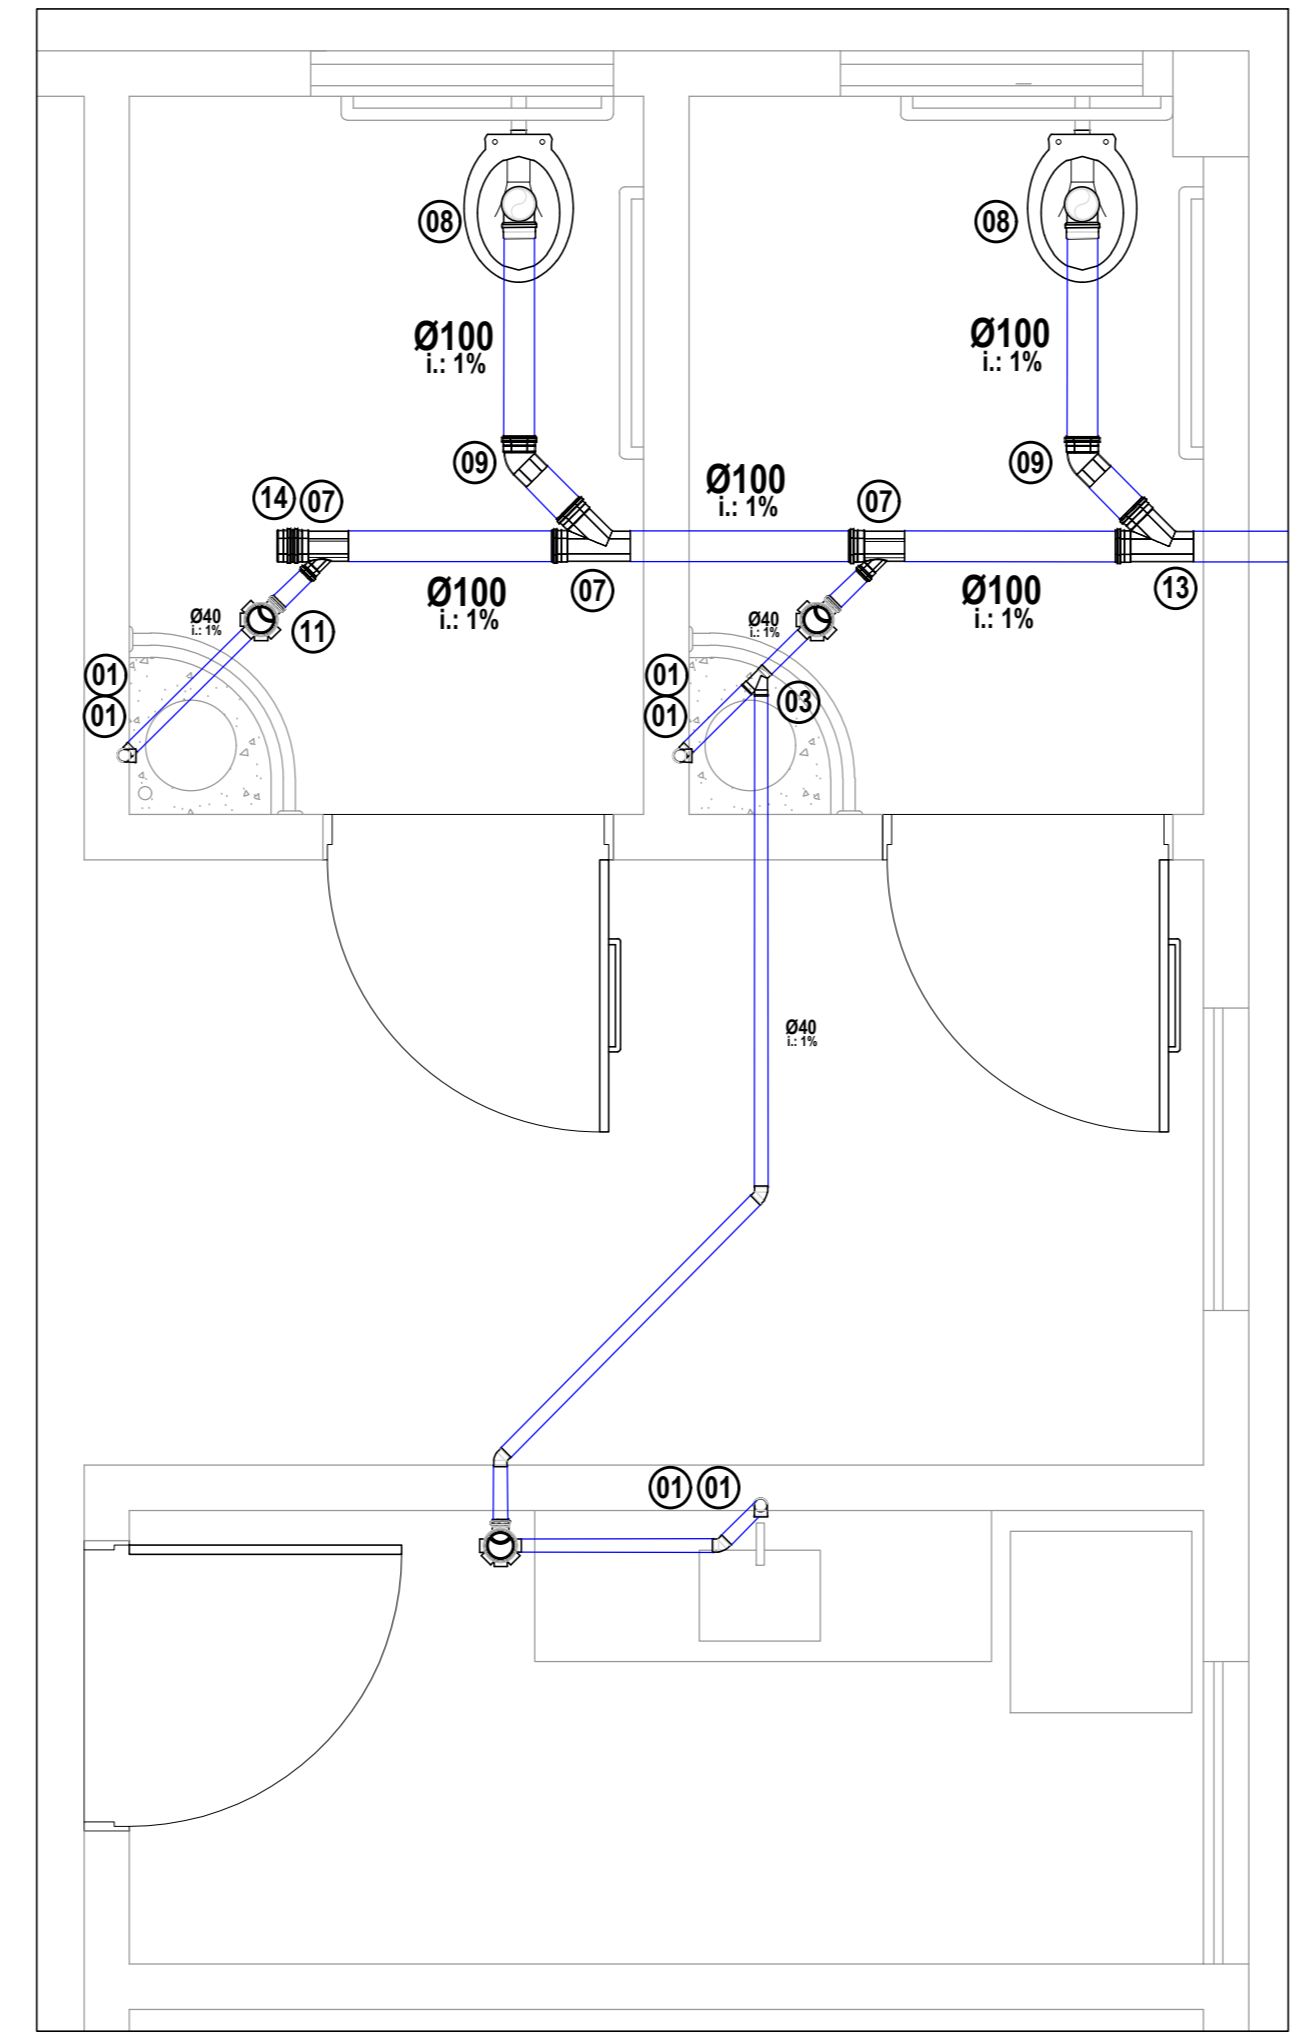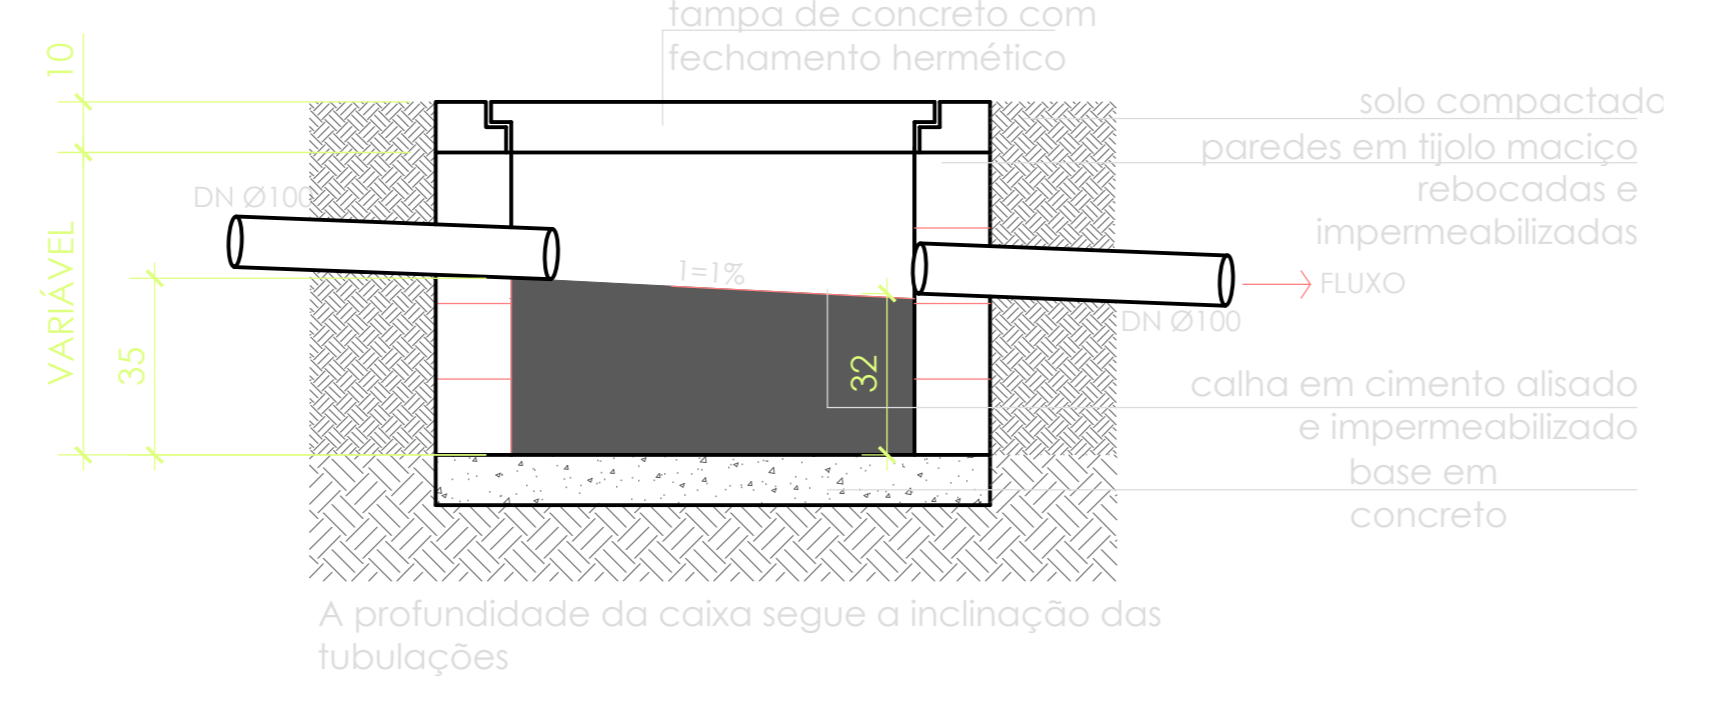

PLANTA BAIXA - ESGOTO BANHEIROS
ESCALA 1/25

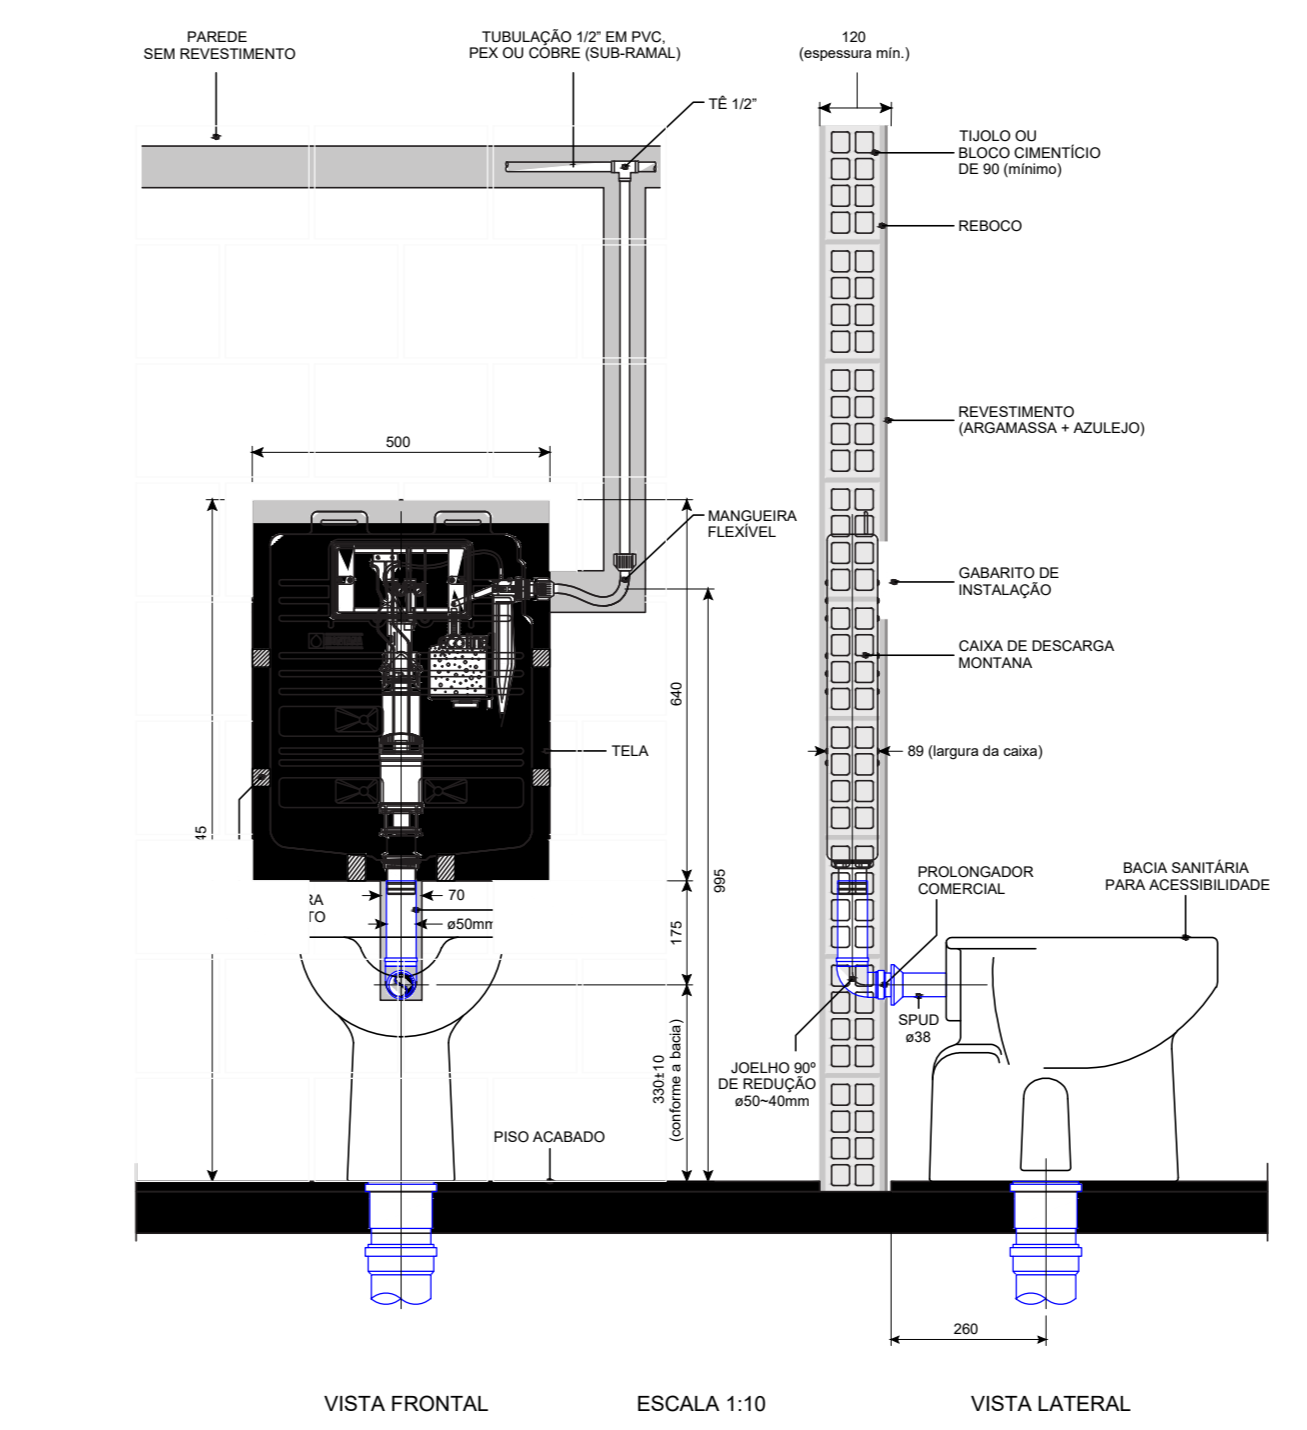

CAIXA MONTANA
ESCALA 1/10

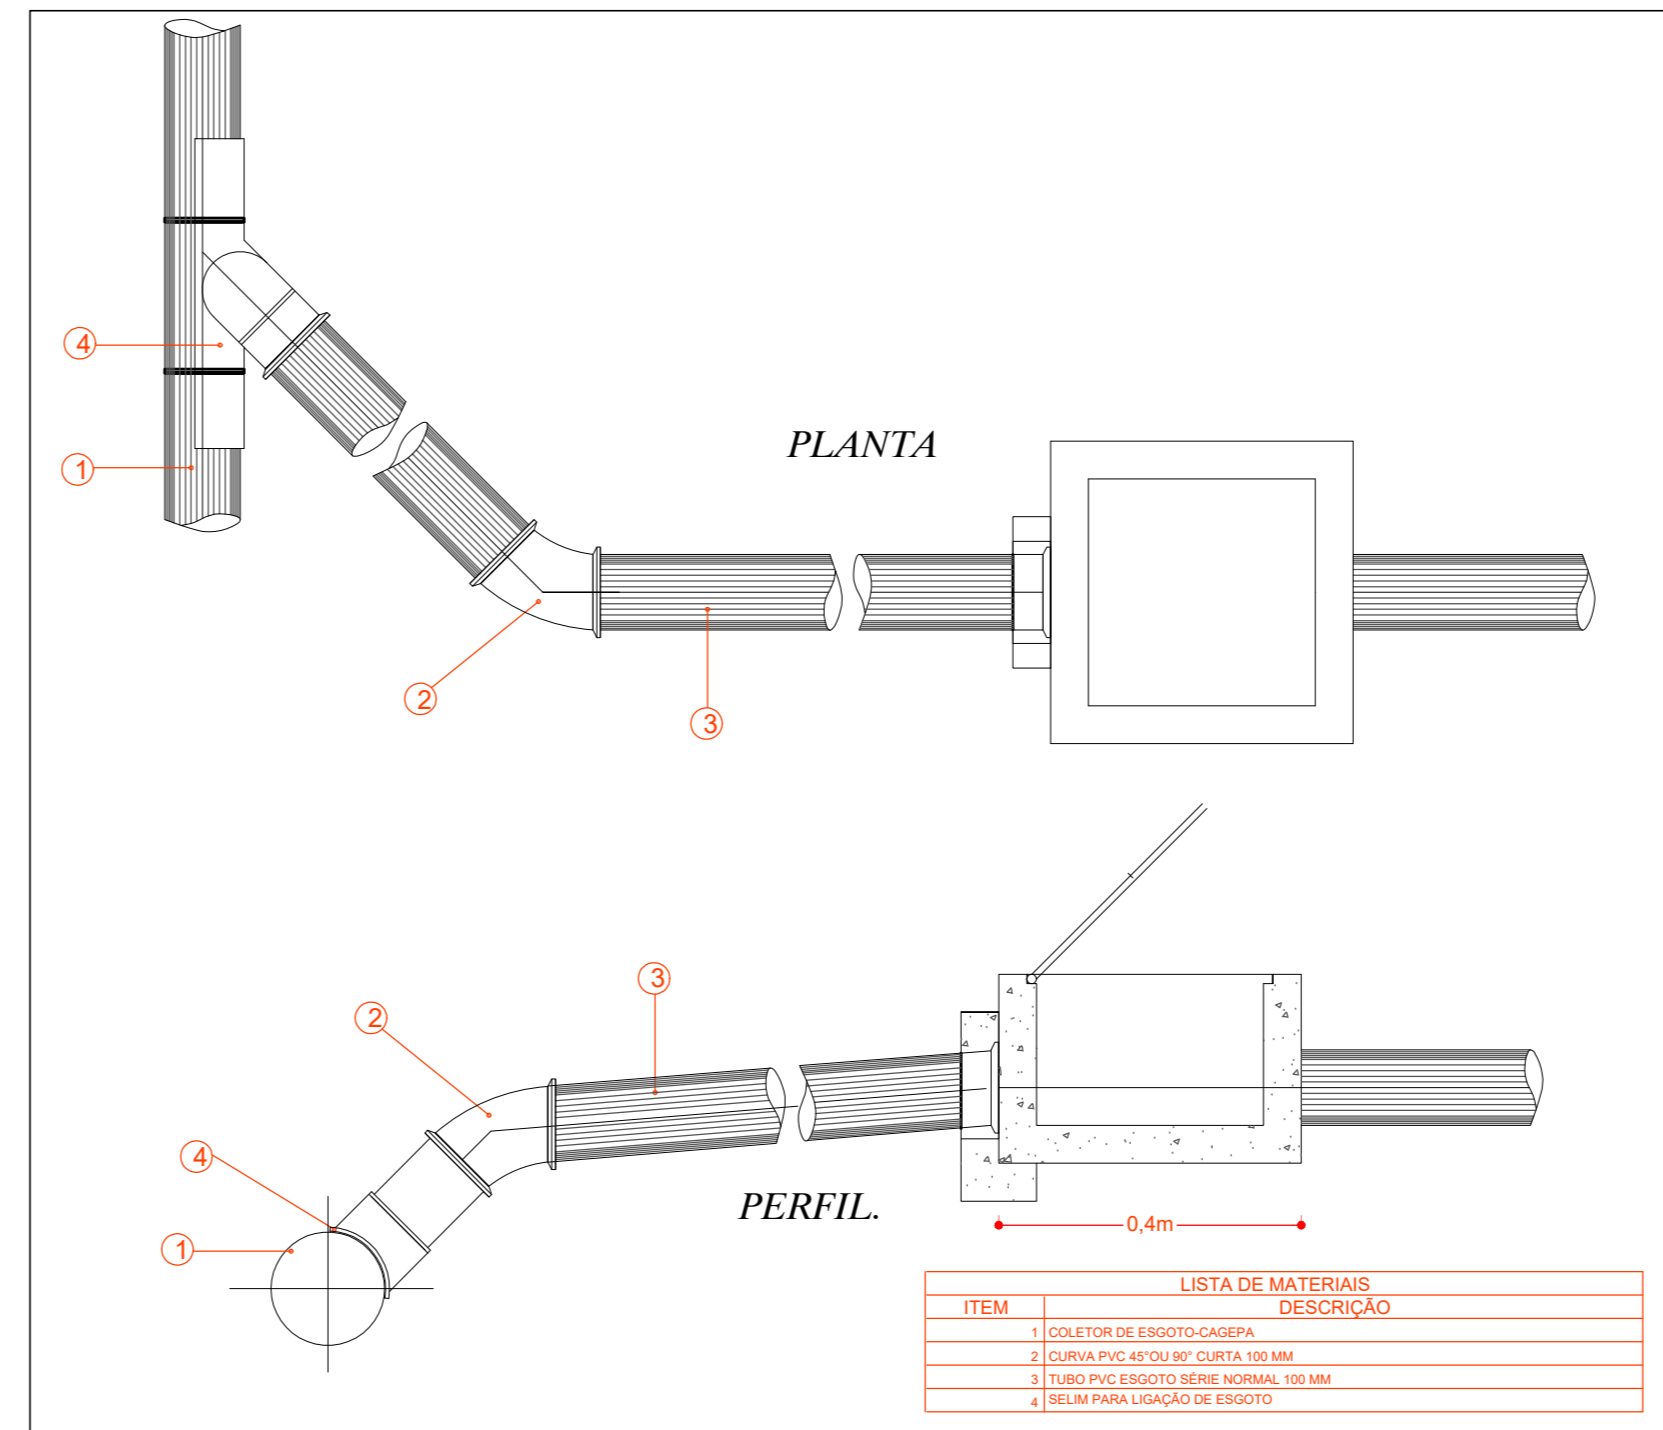

D2 - LIGAÇÃO COM COLETOR DE ESGOTO
SEM ESCALA

RELAÇÃO DE MATERIAIS - "TOTAL"		
CÓDIGO	DESCRIÇÃO	QUANTIDADE
01	Joelho 90° Série Normal 40mm com Bolsas Lisas	06un
02	Ralo Sifonado 100x100x40mm	01un
03	Junção Simples Série Normal 40mm	01un
07	Junção Simples Série Normal 100x50mm	02un
08	Joelho 90° Série Normal 100mm	02un
09	Joelho 45° Série Normal 100mm	02un
11	Corpo Caixa Sifonada 100x100x50mm	02un
13	Junção Simples Série Normal 100x100mm	02un
14	Cap Série Normal 100mm	01un
-	Tubo de PVC Rígido Soldável - 40mm	8,00m
-	Tubo de PVC Rígido Soldável - 100mm	35,00m

JUSTIÇA FEDERAL DE 1ª INSTÂNCIA - SEÇÃO DA PARAÍBA

END.: Rua João Teixeira de Carvalho, Esquina Rua Orestes Lisboa e Rua Alfredo Coutinho Lima, nº 480, Conjunto Pedro Godim, João Pessoa - Paraíba

PROPRIETÁRIO: JUSTIÇA FEDERAL DE 1ª INSTÂNCIA - SEÇÃO DA PARAÍBA

RESPONSÁVEL TÉCNICO: ENG. ARNALDO G. VIANA JÚNIOR


DESENHISTA: HENRIQUE FERREIRA

PROPRIETÁRIO:

AUTOR DO PROJETO:





JUSTIÇA FEDERAL DE 1ª INSTÂNCIA - SEÇÃO DA PARAÍBA

	ESGOTO	Escala: 1:100	Prancha: 01/01
		DATA: Maio/2020	
		DESENHO:	
		VISTO:	

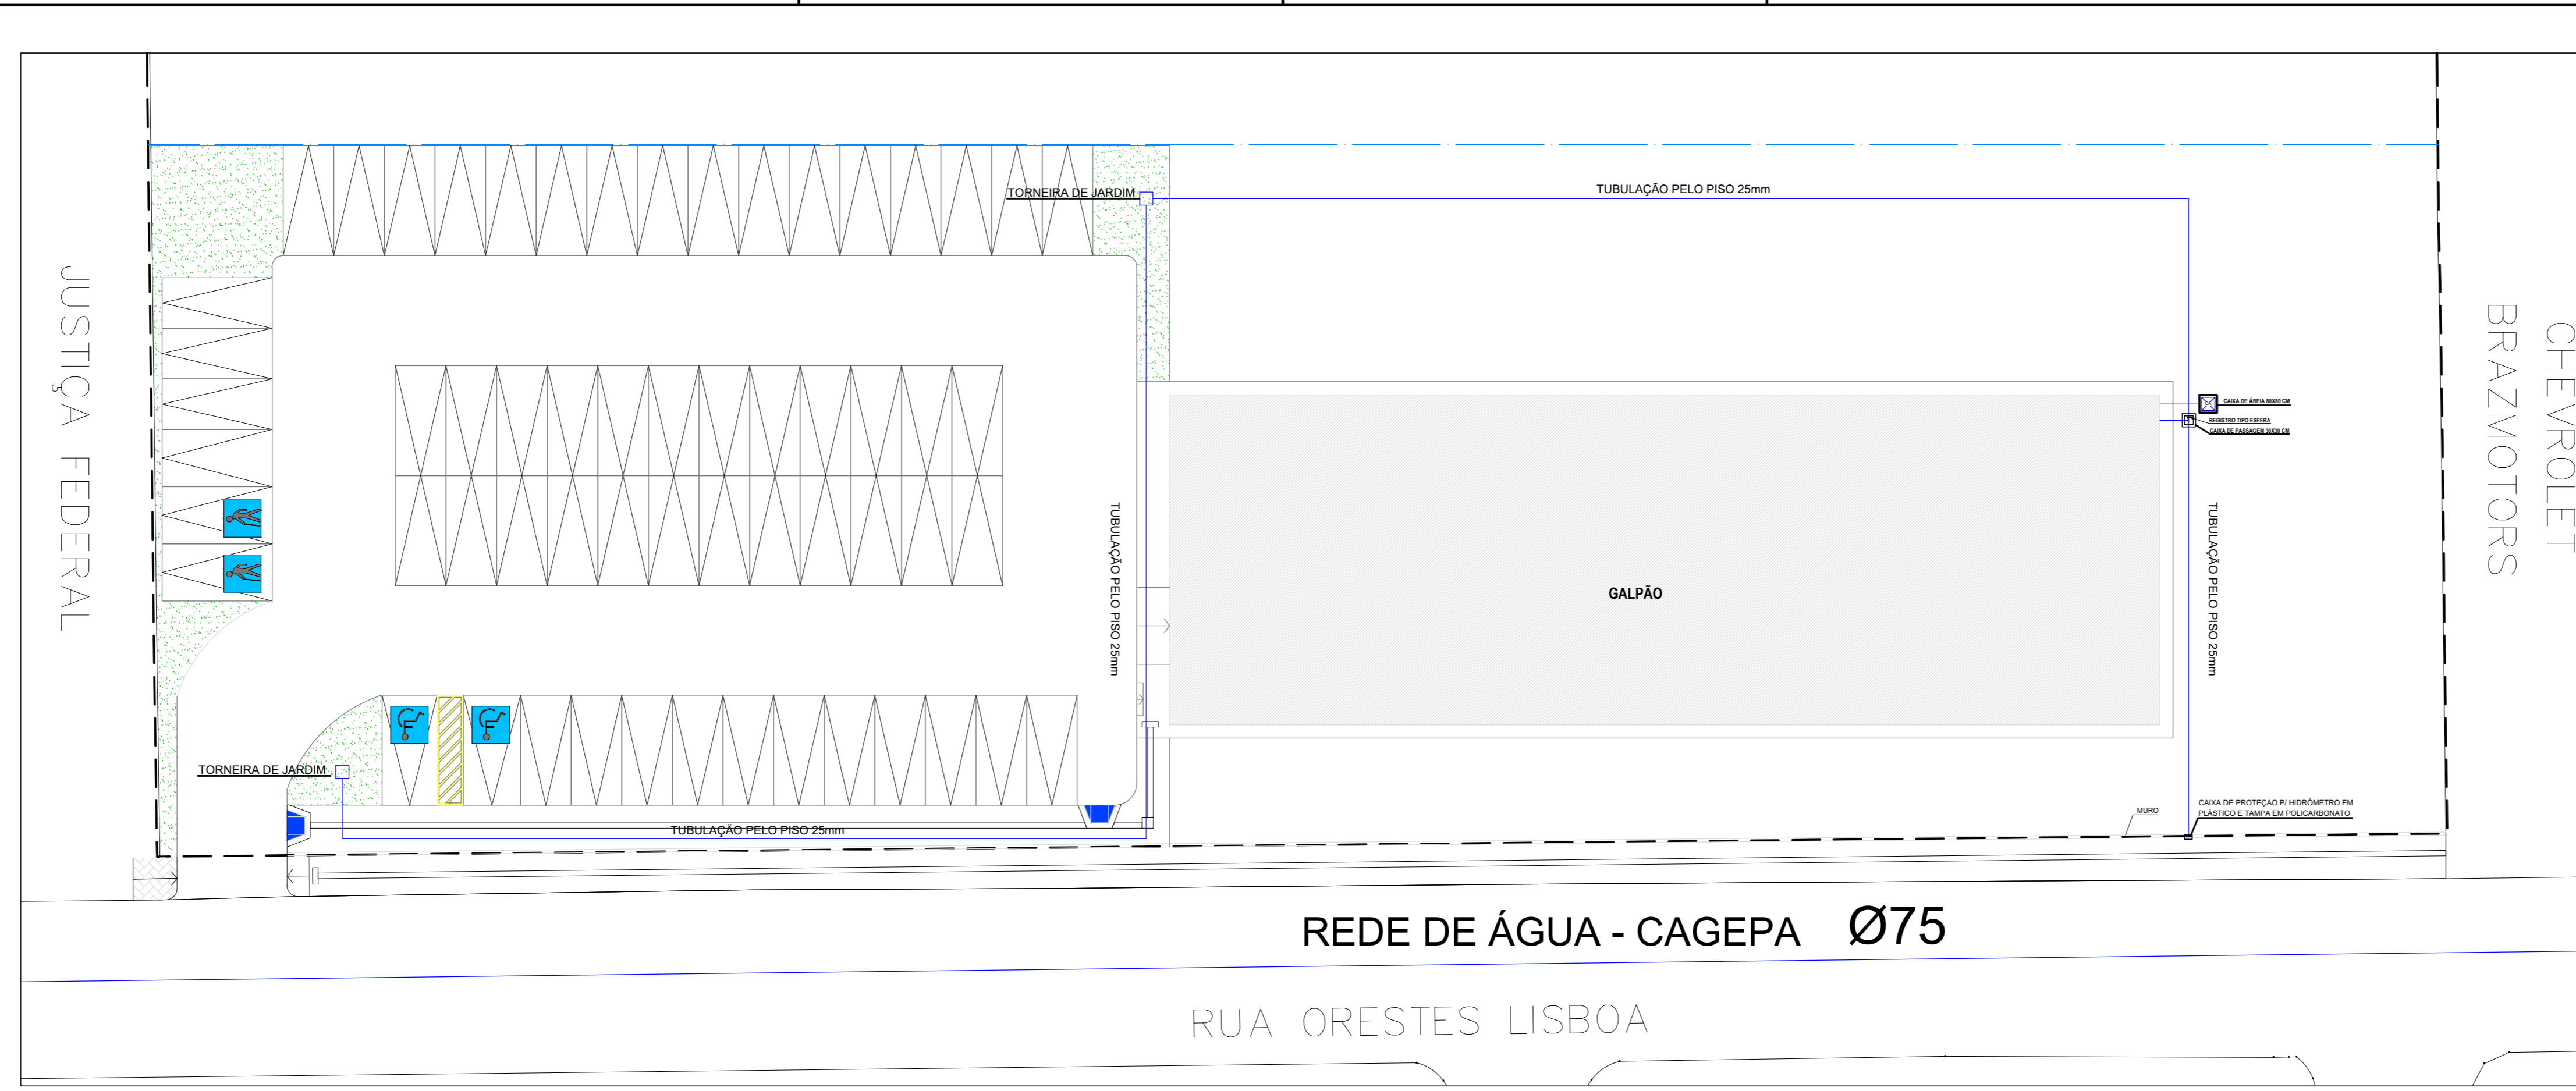


NOTAS GERAIS	
1	SE ALTERNAR OS PONTOS DE Nº SÃO APENAS ORIENTATIVAS
2	AJUSTAR OBRA CONFORME TIPO E MODELO DO APARELHO
3	TODOS OS PONTOS TERÃO SAÍDA DE 25MM
4	TODAS AS CONEXÕES NA PARTE DE FORA DEVE SER FEITAS EM PVC COM BUCHA DE LATA
5	DEVERÃO SER EMPREGADOS OS SEGUINTES MATERIAIS
6	2" TUBOS E CONEXÕES O JUNTAS SOLÁVEIS EM PVC RÍGIDO MARROM
7	SEMPRE EM CANALIZAÇÃO DEVERÁ PISO SOLÁVEIS E ESTRUCTURA
7	TODA TUBULAÇÃO DEVERÁ SER ENVOLVIDA EM SOLO COMPOSTO POR MATERIAL GRANULADO

RELAÇÃO DE MATERIAIS - TOTAL*		
CÓDIGO	DESCRIÇÃO	QUANTIDADE
01	Adaptador Solável Curto com Bucha e Rosca para Registro - 25x1/2"	05un
45	Jelho 90° Solável - 25mm	08un
46	Jelho 90° Solável - 25mm	05un
64	Tx 90° Solável - 25mm	05un
65	Tx 90° Solável - 25mm	05un
88	Registro de Pressão - 1/2"	01un
91	Registro Gaveta/Esfere - 3/4"	01un
98	Tubo de PVC Rígido Solável - 25mm	148,00m
99	Tubo de PVC Rígido Solável - 25mm	44,60m

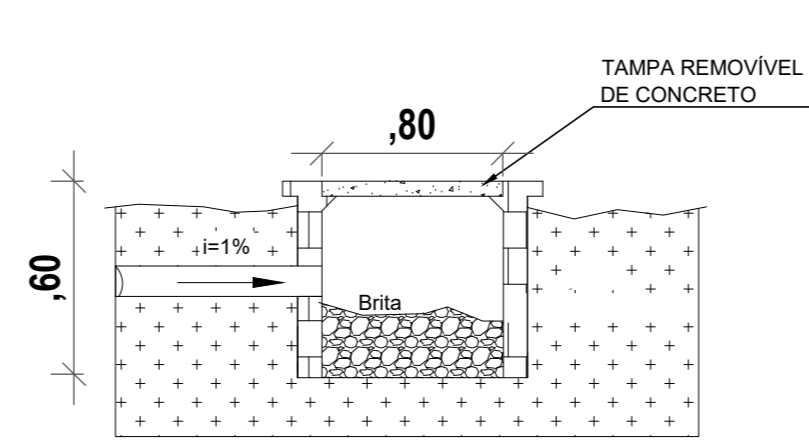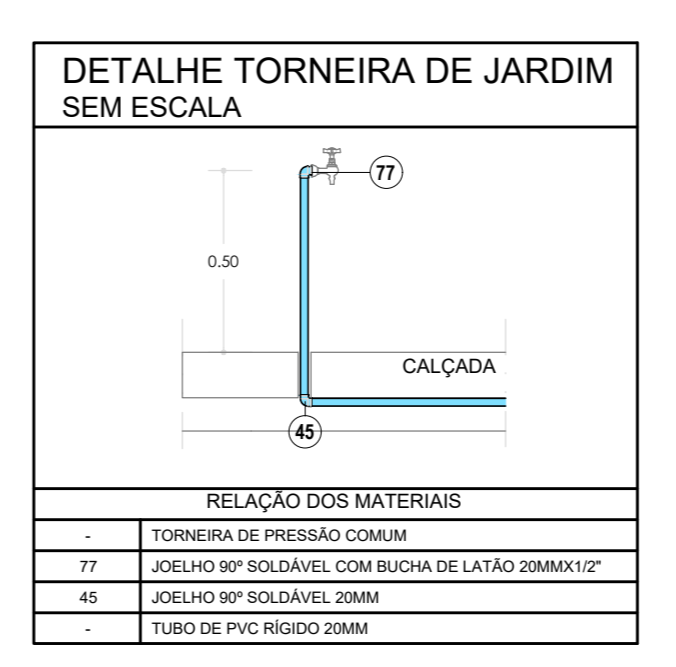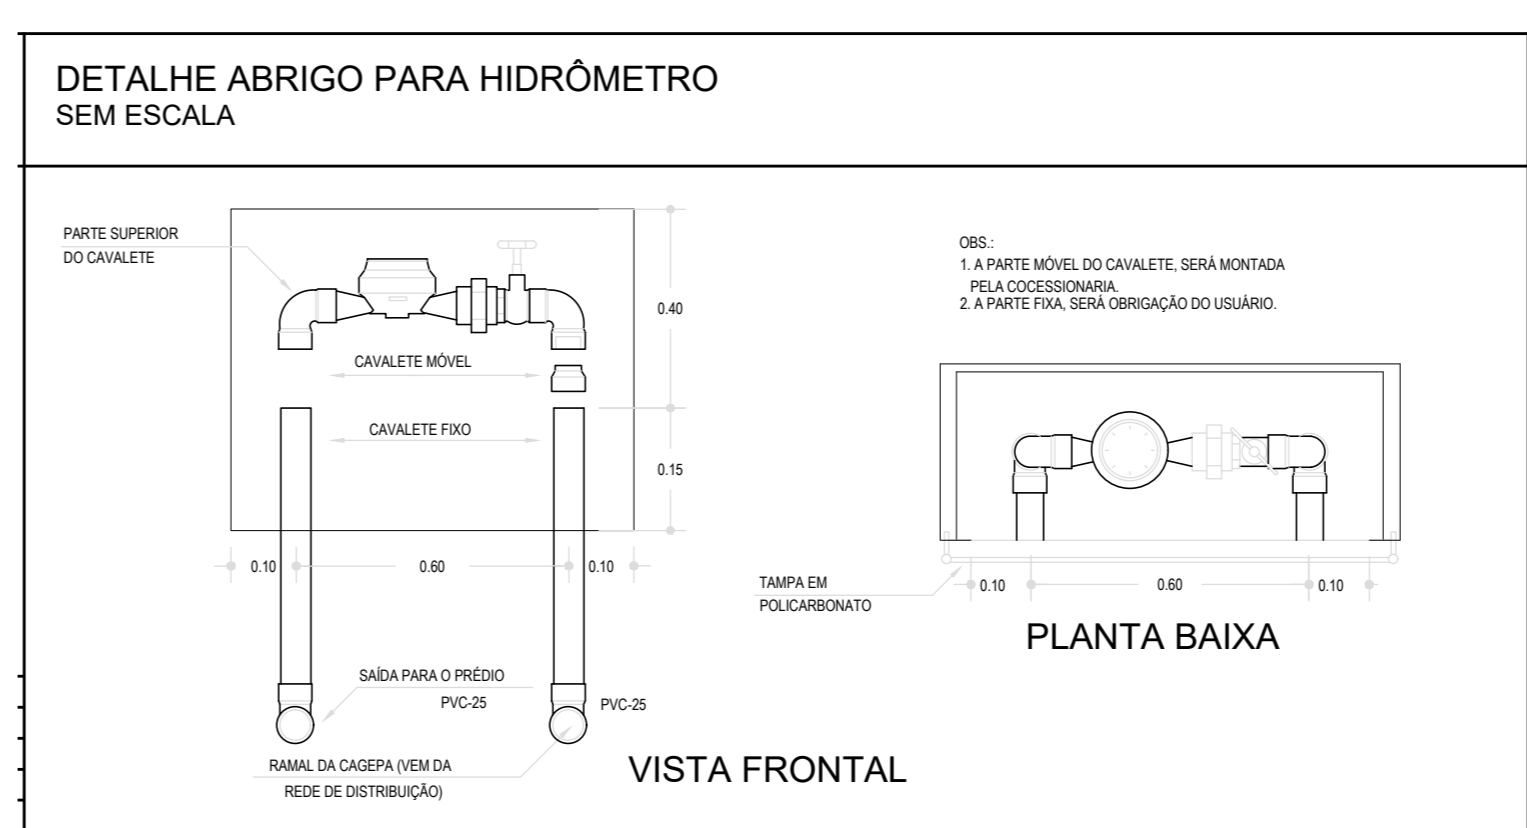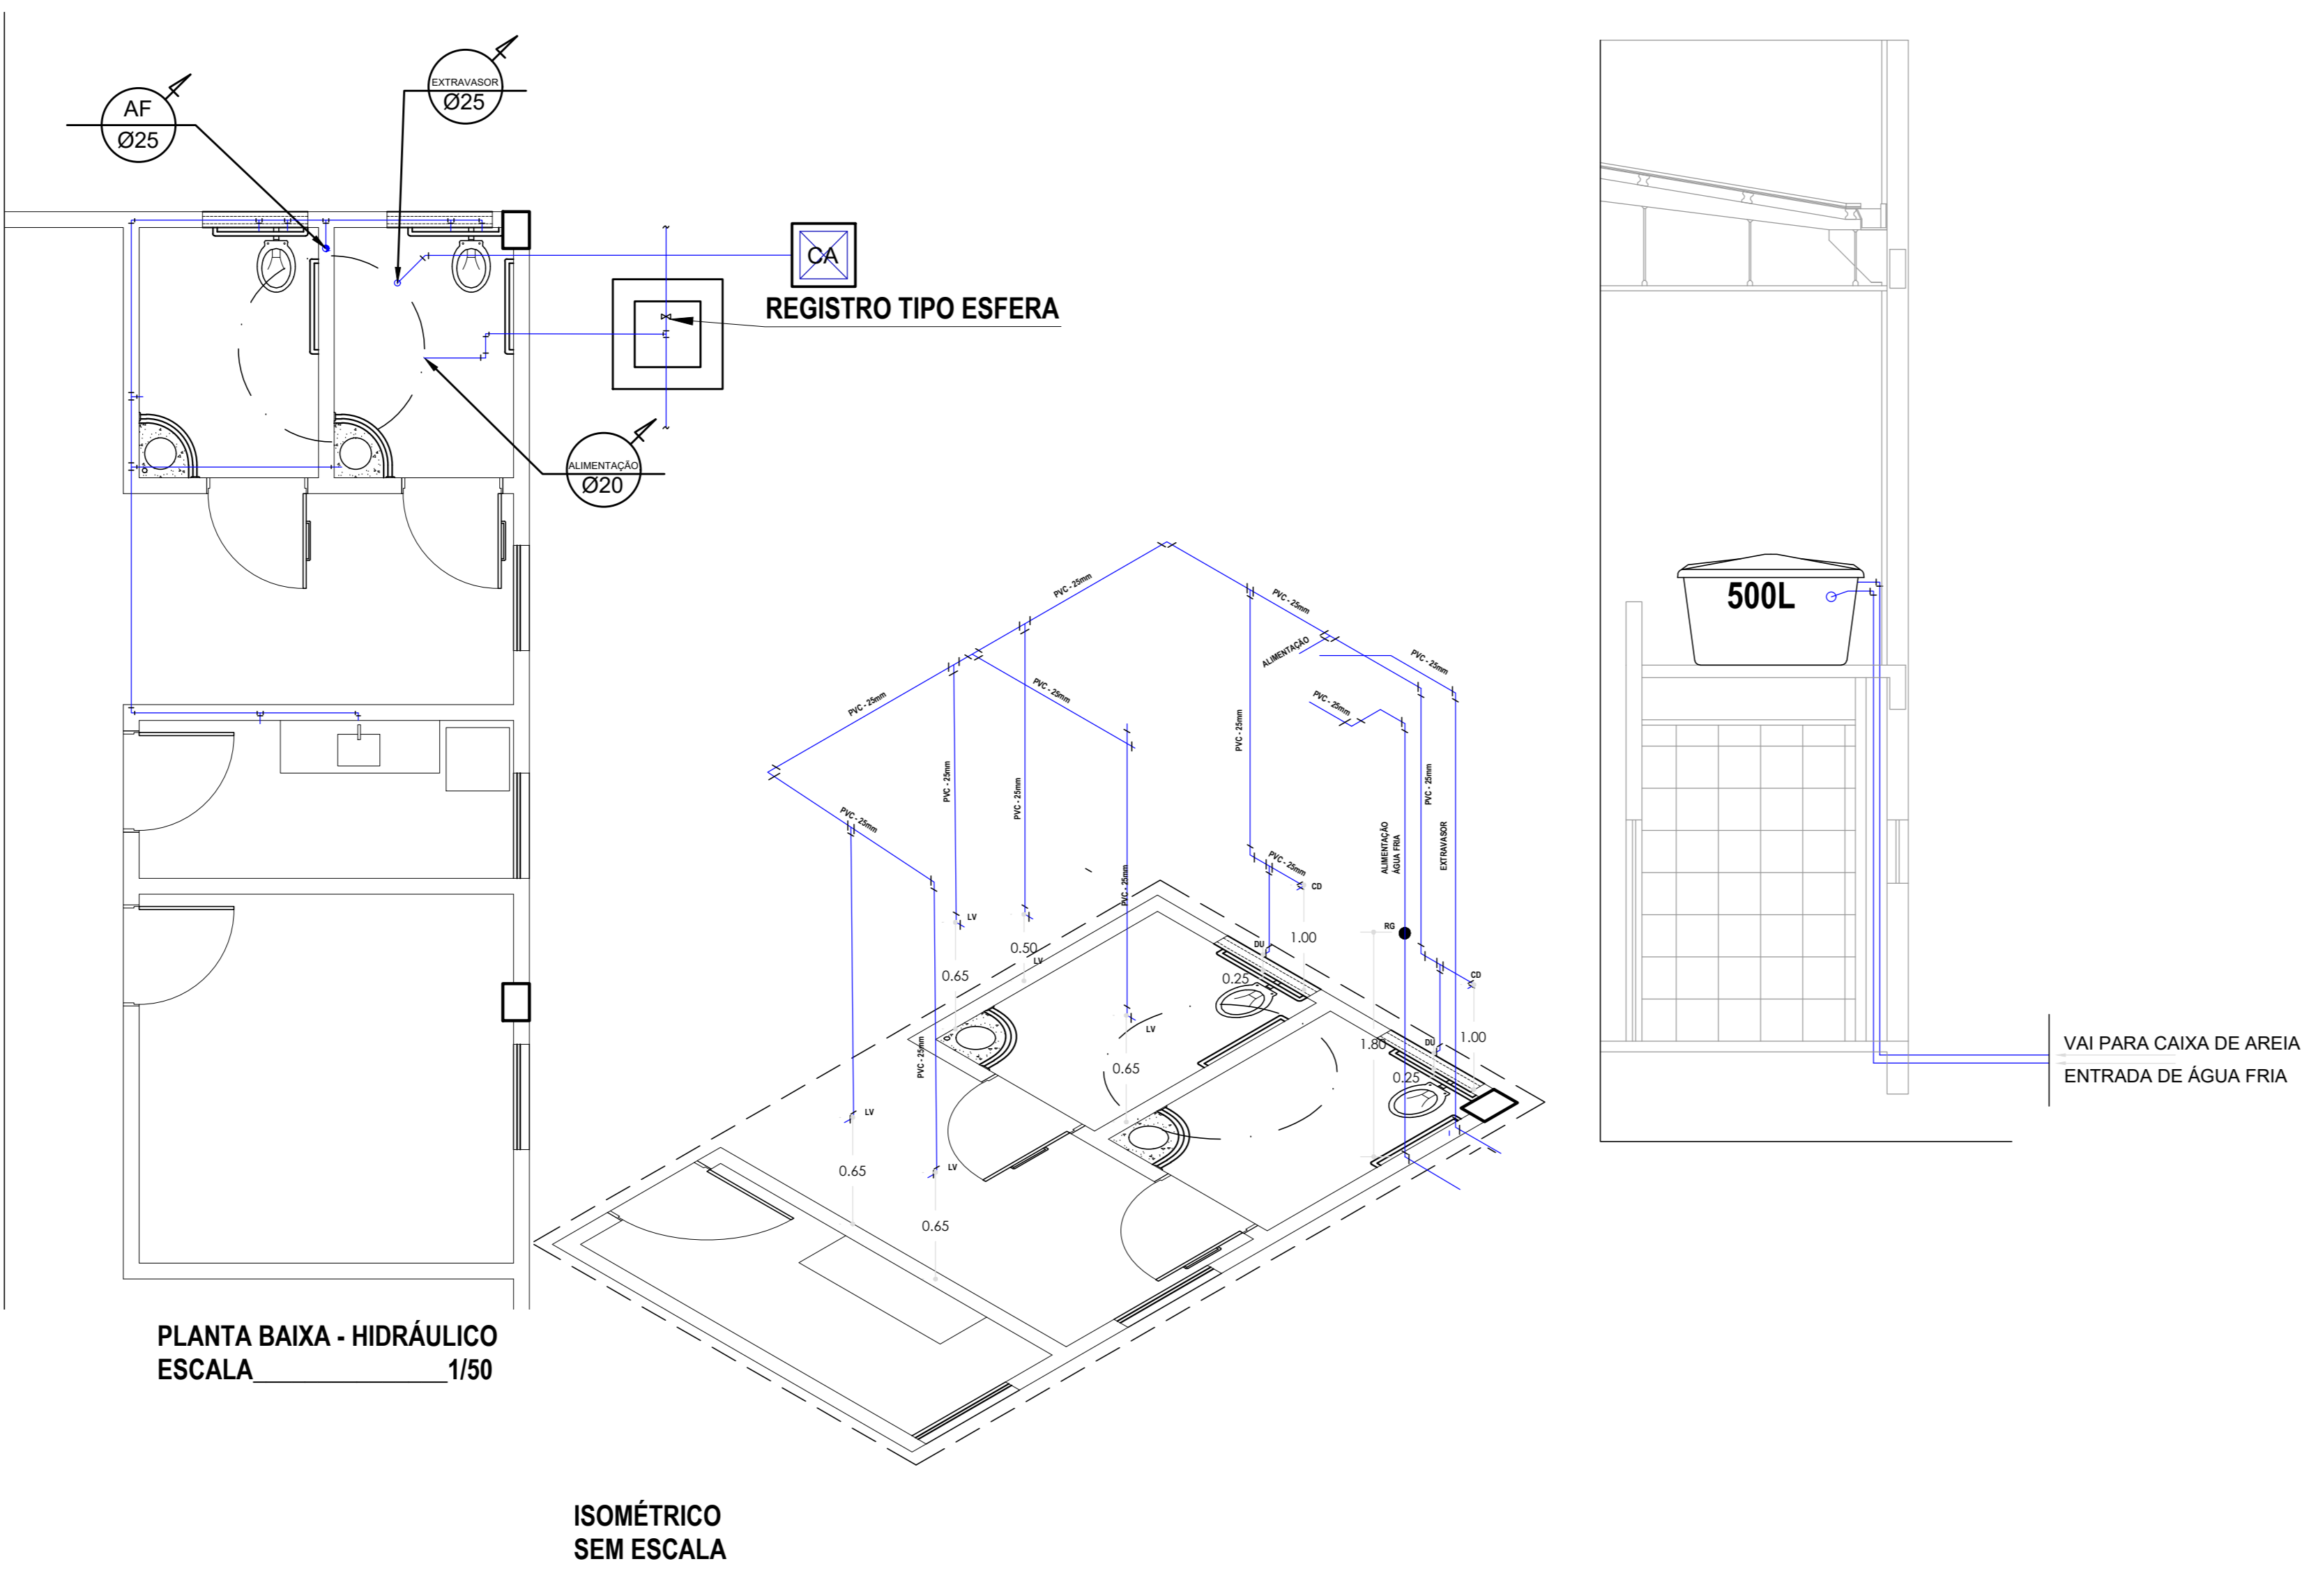


JUSTIÇA FEDERAL DE 1ª INSTÂNCIA - SEÇÃO DA PARAIBA		
END.: Rua João Teixeira de Carvalho, Esquina Rua Orestes Lisboa e Rua Alfredo Coutinho Lima nº 480, Conjunto Pedro Gondim, João Pessoa - Paraíba		
PROPRIETÁRIO: JUSTIÇA FEDERAL DE 1ª INSTÂNCIA - SEÇÃO DA PARAIBA		
RESPONSÁVEL TÉCNICO: ENG. ARNALDO G. VIANA JÚNIOR		
DESENHISTA: HENRIQUE FERREIRA		
PROPRIETÁRIO		
AUTOR DO PROJETO		
JUSTIÇA FEDERAL DE 1ª INSTÂNCIA - SEÇÃO DA PARAIBA		
	HIDRÁULICO	Escala: 1:100
		Prancha: 01/01
		DATA: Maio/2020
		DESENHO:
	VISTO:	

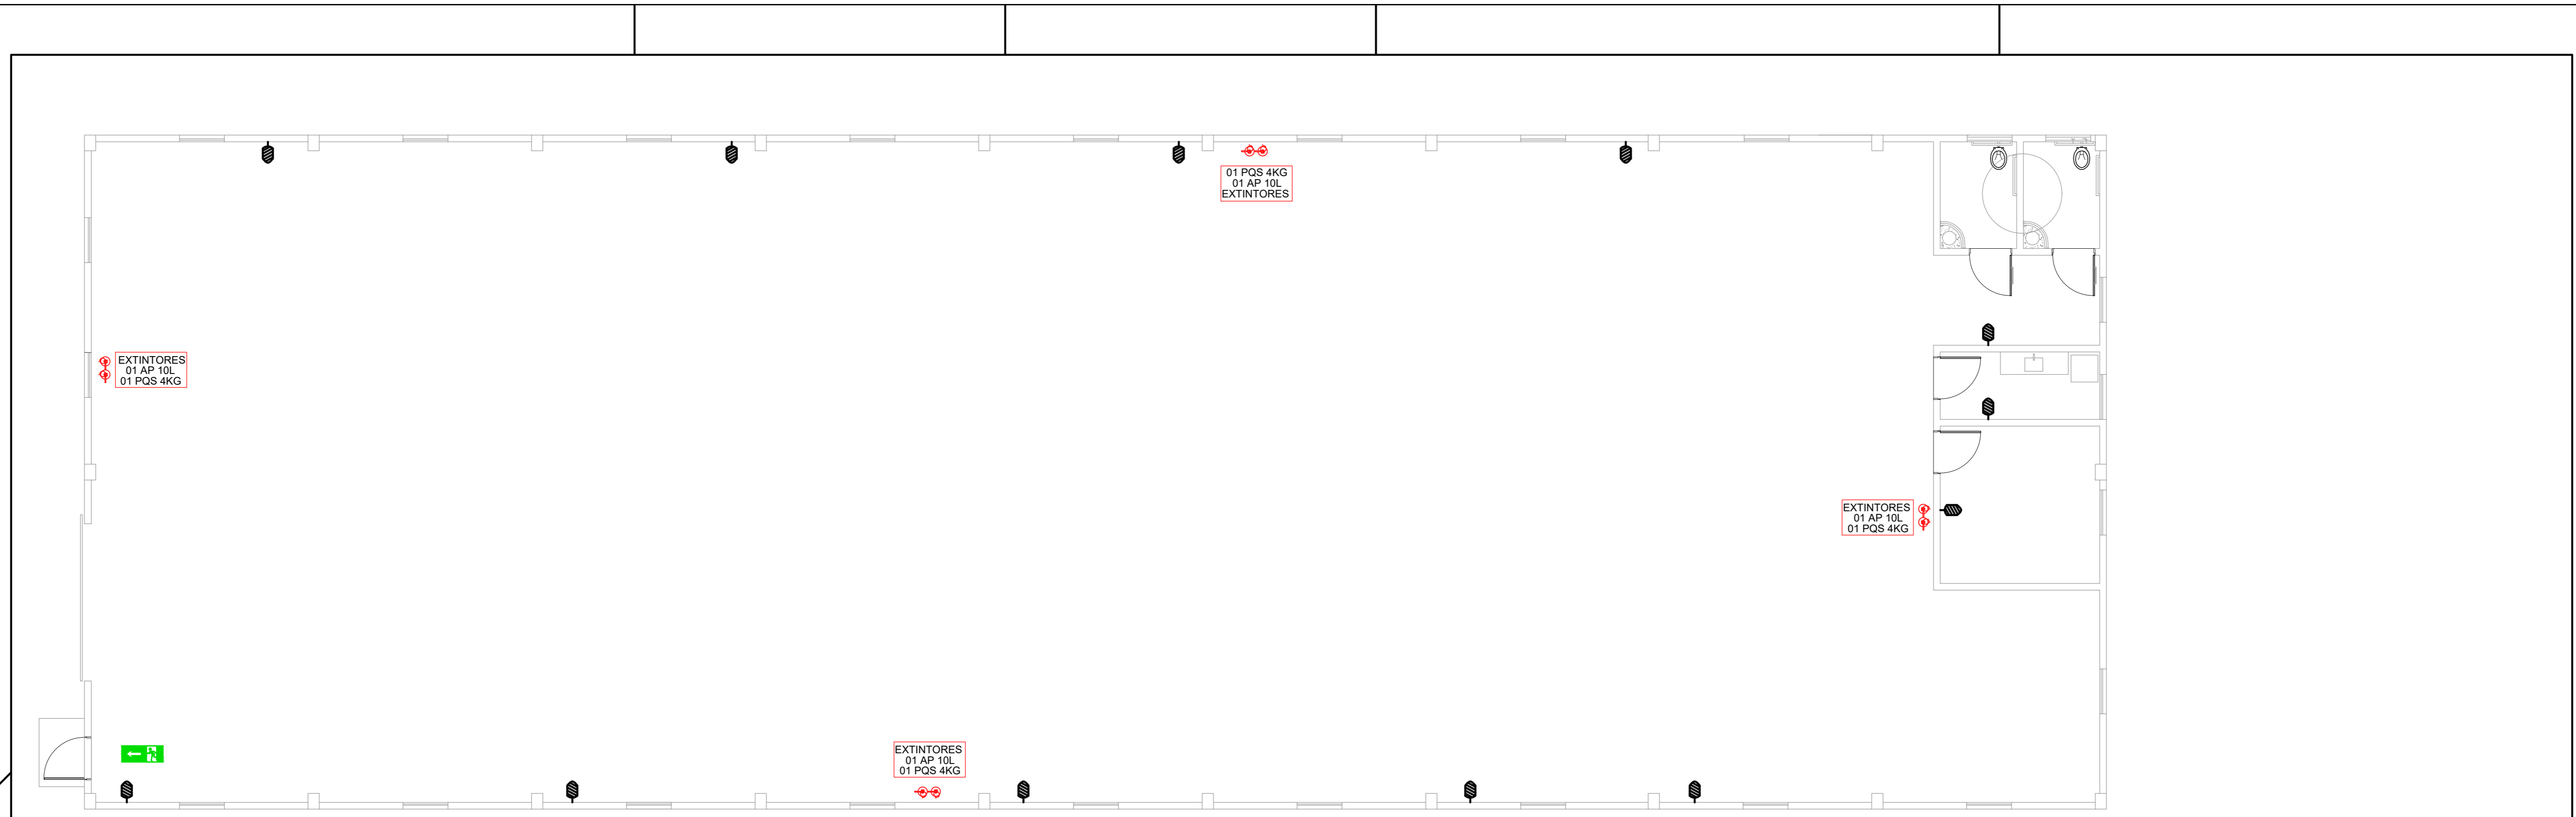

PLANTA BAIXA - INCÊNDIO
ESCALA 1/75

LEGENDA				
SINALIZAÇÃO DE ORIENTAÇÃO E SALVAMENTO				
TIPO	SÍMBOLO	APLICAÇÃO	SIGNIFICADO	FORMA E COR
S1		INDICAÇÃO DO SENTIDO (ESQUERDA OU DIREITA) DE UMA SAÍDA DE EMERGÊNCIA		
S2		DIMENSÕES MÍNIMAS: L = 2H	SAÍDA DE EMERGÊNCIA	PICTOGRAMA FOTOLUMINESCENTE SÍMBOLO RETANGULAR FUNDO VERDE
S3				
S12		INDICAÇÃO DE SAÍDA DE EMERGÊNCIA UTILIZADA COMO COMPLEMENTAÇÃO DO PICTOGRAMA FOTOLUMINESCENTE		
SINALIZAÇÃO DE EQUIPAMENTOS DE COMBATE A INCÊNDIO				
TIPO	SÍMBOLO	APLICAÇÃO	SIGNIFICADO	FORMA E COR
E5		INDICAÇÃO DO LOCAL DOS EXTINTORES	EXTINTOR DE INCÊNDIO	PICTOGRAMA FOTOLUMINESCENTE SÍMBOLO QUADRADO FUNDO VERMELHO
E8		INDICAÇÃO DO EXTINTOR E NÚMERO DO CB	EXTINTOR DE INCÊNDIO	
E9		INDICAÇÃO DO EXTINTOR E NÚMERO DO CB	EXTINTOR DE INCÊNDIO	

DETALHE SINALIZAÇÃO SEM ESCALA

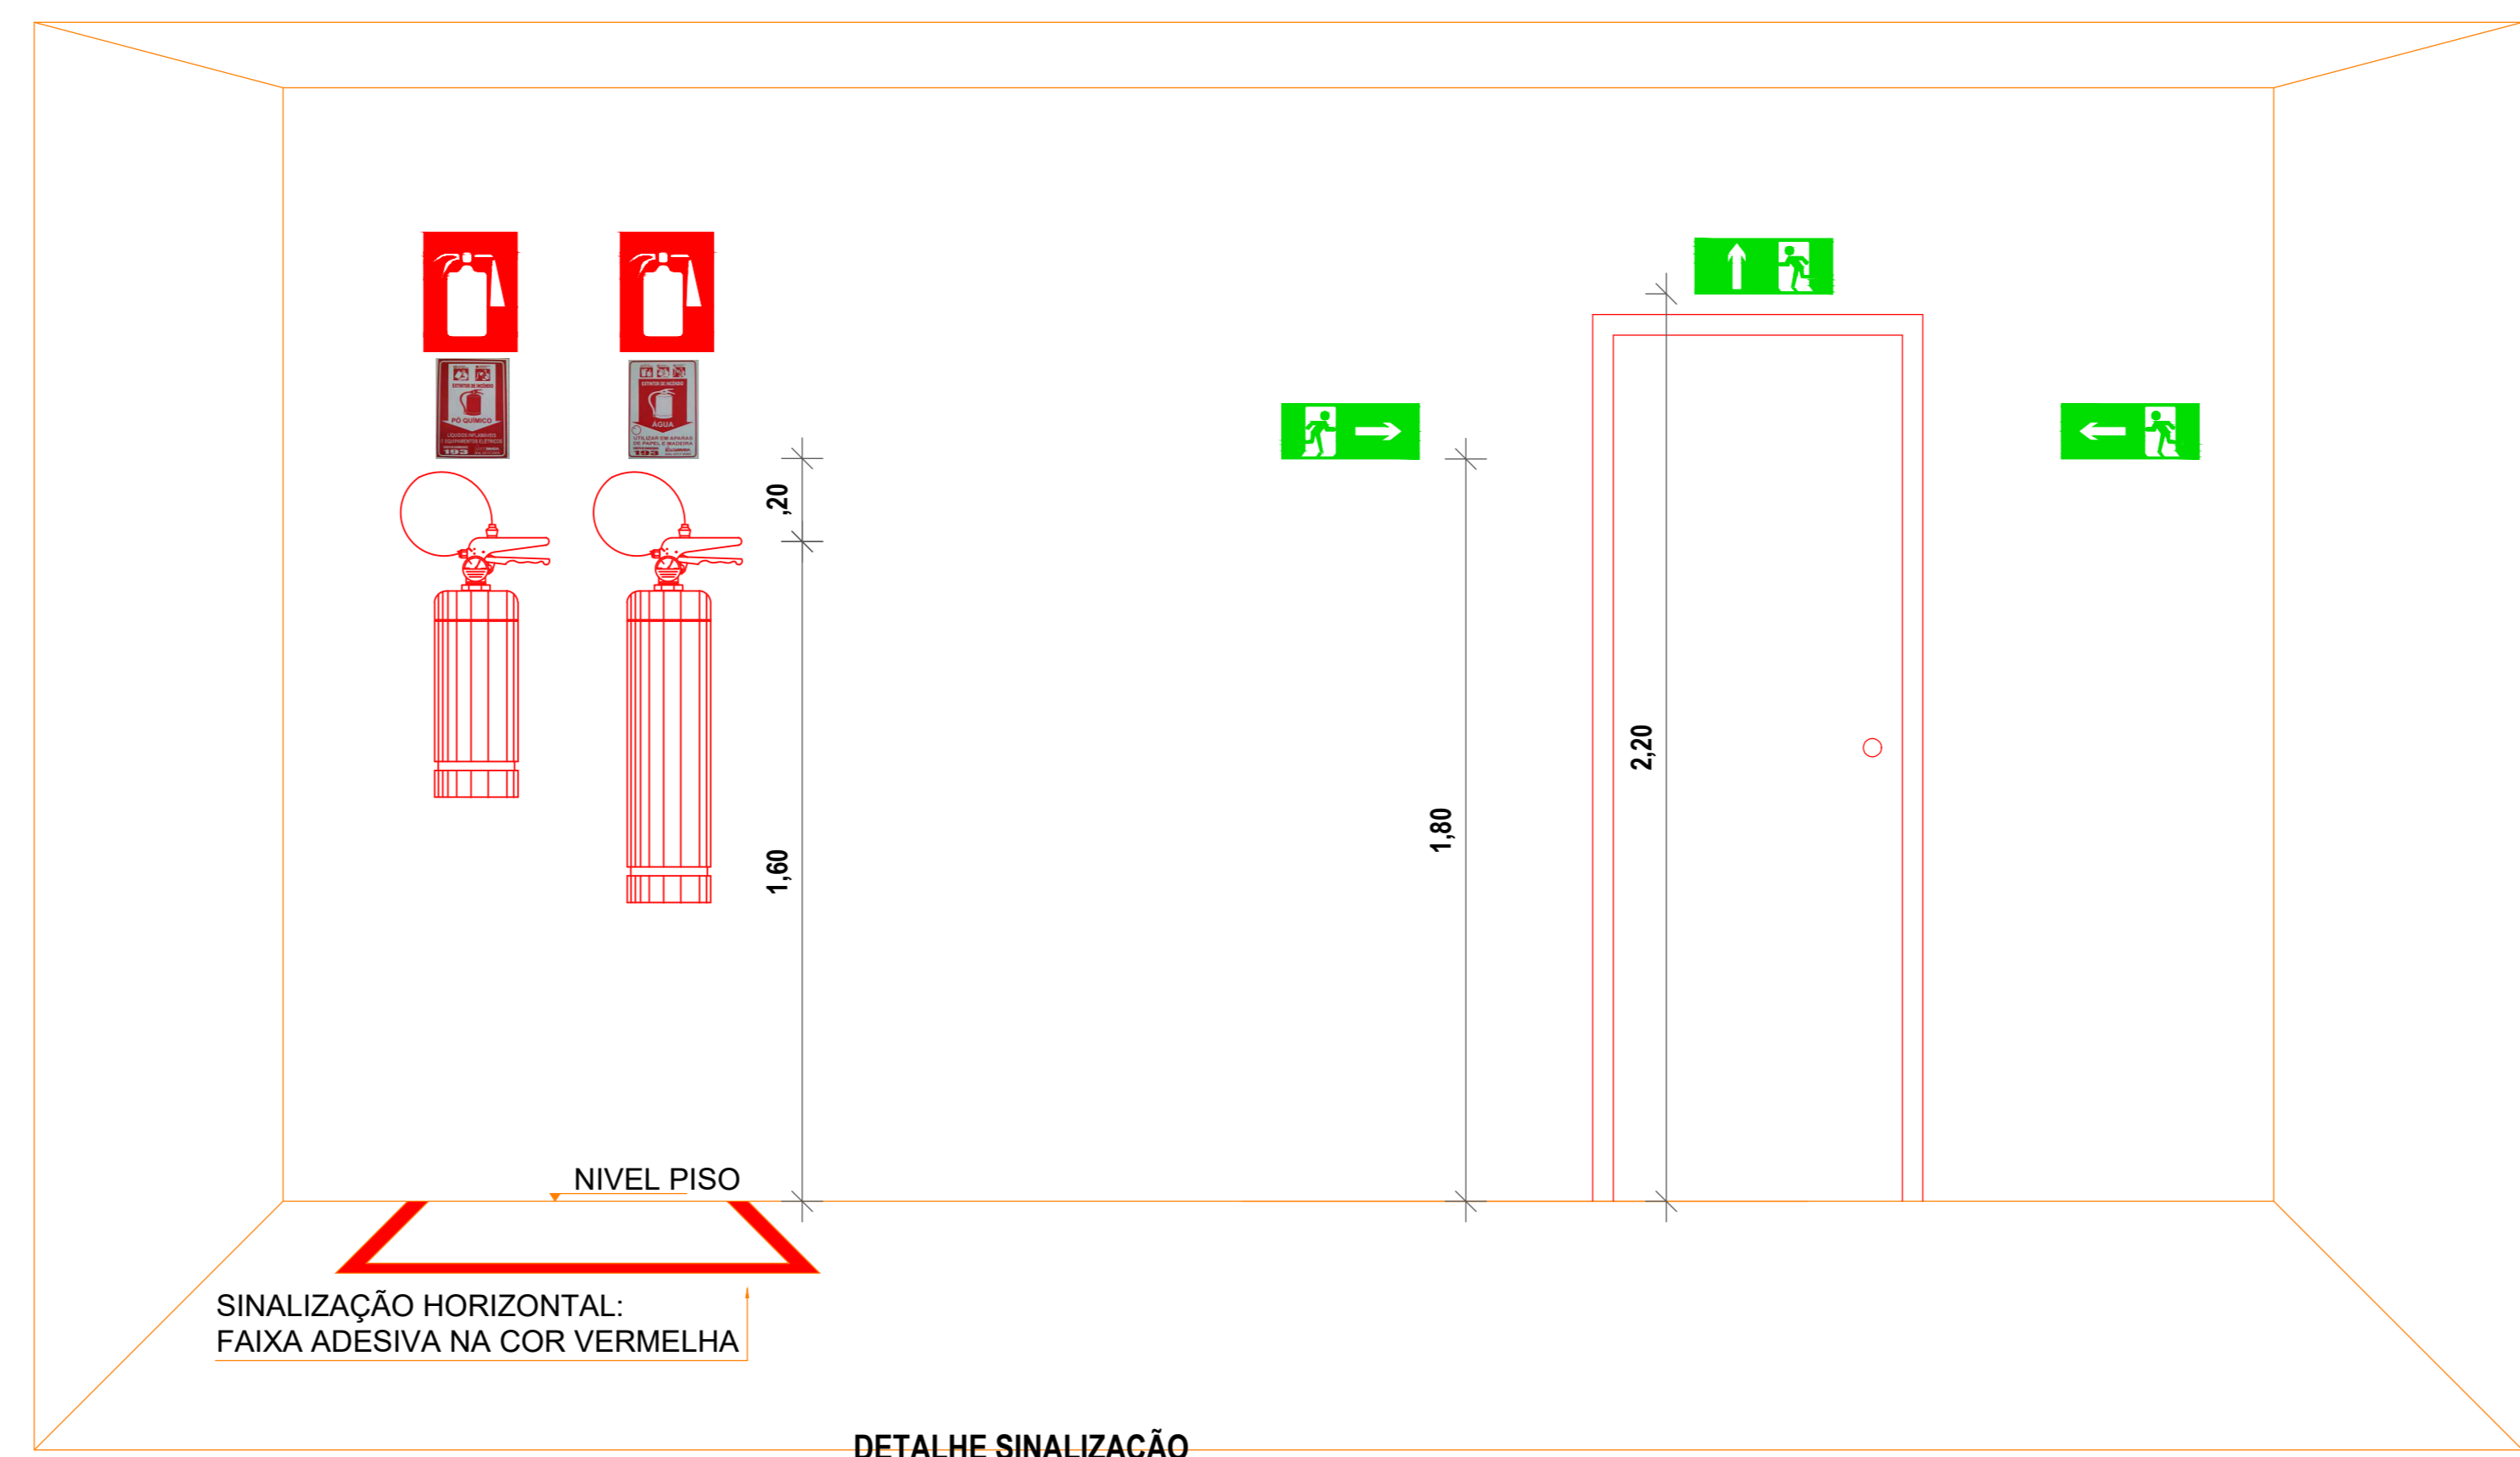

DETALHE SINALIZAÇÃO SEM ESCALA

LEGENDA	
	EXTINTOR
	LUMINÁRIA DE EMERGÊNCIA DE SOBREPOR EQUIPADA COM DUAS LÂMPADAS FLUORESCENTES COMPACTAS DE 8W FLUXO LUMINOSO DE 1.800lm, ALIMENTAÇÃO EM 220V BATERIA INTERNA 2x4.5Ah6V E COM AUTONOMIA DE 6.00h

JUSTIÇA FEDERAL DE 1ª INSTÂNCIA - SEÇÃO DA PARAIBA
 END.: Rua João Teixeira de Carvalho, Esquina Rua Oeste Lisboa e Rua Alfredo Coutinho Lira nº 450, Conjunto Pedro Gondim, João Pessoa - Paraíba
 PROPRIETÁRIO: JUSTIÇA FEDERAL DE 1ª INSTÂNCIA - SEÇÃO DA PARAIBA
 AUTOR DO PROJETO: IZABELLA LIRA DE CARVALHO
 RESP. TÉCNICO: ENG. ARNALDO G. VIANA JÚNIOR

PROPRIETÁRIO:
 AUTOR DO PROJETO:

JUSTIÇA FEDERAL DE 1ª INSTÂNCIA - SEÇÃO DA PARAIBA			
	INCÊNDIO	Escala: 1:100	Prancha: 01/01
		DATA: Maio/2020	
		DESENHO:	
		VISTO:	