


OBS: COTAS EM METROS. CONFERIR MEDIDAS NO LOCAL. DÚVIDAS CONSULTAR ARQUITETO

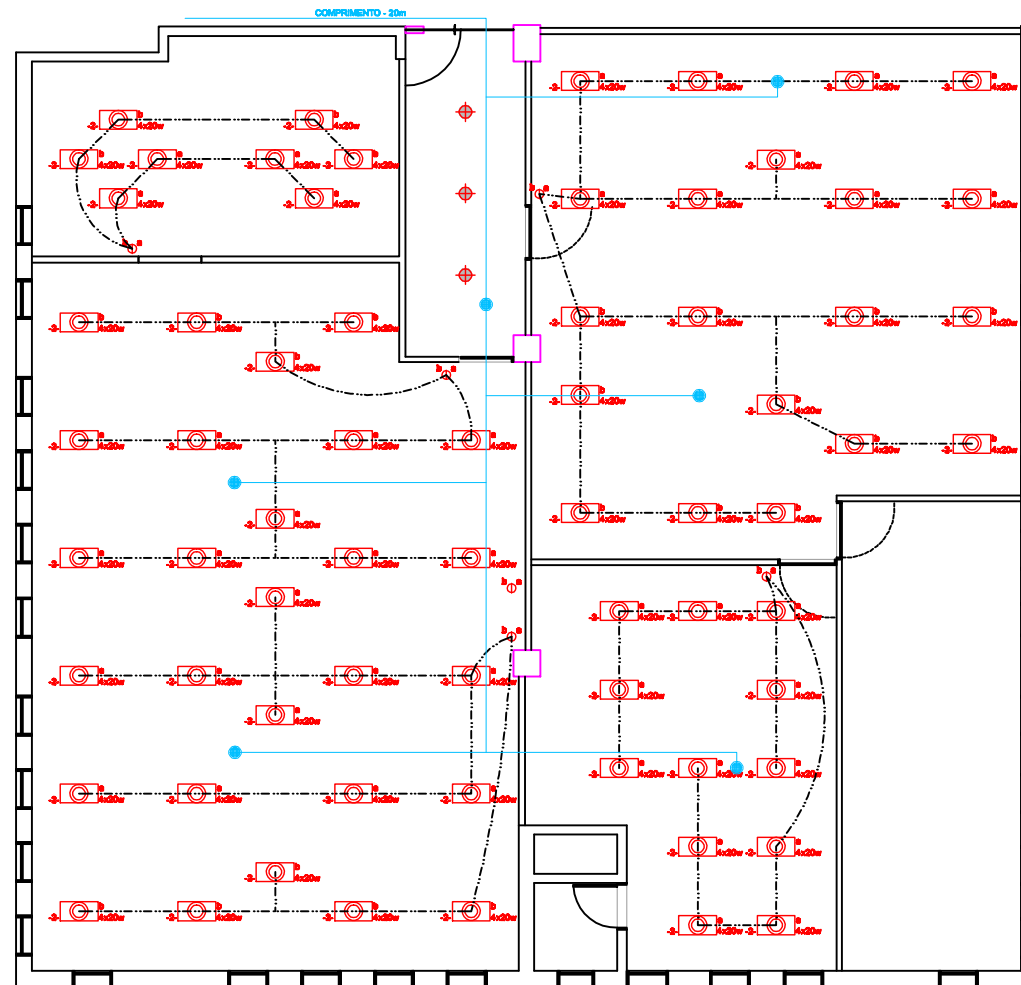

LEGENDA

	Interruptor duas saídas
	Luminária
	Ponto em
	Luminária Alta - P=10cm



JUSTIÇA FEDERAL
 Seção Judiciária da Paraíba
 Secretaria Administrativa
 Núcleo de Administração Patrimonial

Projeto
 Reforma SRH/INFORMÁTICA
 Projetista
 Deoclécio Melo

Desenho
 Planta Baixa

eletrica

Escala
 1/100

Data
 JAN/2011

Prancha

02/02